



| LEGENDA    |                   |         |                                                                                                                                                                           |                                                                                                                                                                  |                                                                                                    |
|------------|-------------------|---------|---------------------------------------------------------------------------------------------------------------------------------------------------------------------------|------------------------------------------------------------------------------------------------------------------------------------------------------------------|----------------------------------------------------------------------------------------------------|
| QUANTIDADE | SÍMBOLO EM PLANTA | SÍMBOLO | SIGNIFICADO                                                                                                                                                               | FORMA E COR                                                                                                                                                      | APLICAÇÃO                                                                                          |
| 2          |                   |         | EXTINTOR DE INCÊNDIO                                                                                                                                                      | SÍMBOLO: QUADRADO<br>FUNDO: VERMELHO<br>PICTOGRAMA:<br>FOTOLUMINESCENTE                                                                                          | INDICAÇÃO DE LOCALIZAÇÃO DOS EXTINTORES DE INCÊNDIO                                                |
| 2          |                   |         | SAÍDA DE EMERGÊNCIA                                                                                                                                                       | SÍMBOLO RETANGULAR<br>FUNDO VERDE<br>MENSAGEM "SAÍDA" E/OU MENSAGEM<br>PICTOGRAMA E/OU<br>SETA DIRECIONAL: FOTOLUMINESCENTE<br>COM ALTURA DE LETRA SEMPRE > 30MM | INDICAÇÃO DE SAÍDA DE EMERGÊNCIA, COM OU SEM COMPLEMENTAÇÃO DO PICTOGRAMA                          |
| 2          |                   |         | CARGA DE PÓ QUÍMICO-ABC<br>2-A : 20-B : C                                                                                                                                 | SÍMBOLO: CILINDRICO<br>FUNDO: VERMELHO<br>PICTOGRAMA:<br>AMARELO                                                                                                 | UTILIZAÇÃO NO COMBATE DE PRINCÍPIO DE INCÊNDIO                                                     |
| 16         |                   |         | ILUMINAÇÃO DE EMERGÊNCIA<br>30 LEDS<br>DIMENSÃO: 22x6,5x4 cm<br>DURAÇÃO: 6 HORAS DE AUTONOMIA<br>SELADA: 3.7V/1,2Ah<br>TENSÃO: 127V/220V<br>(BIVOLT - SELETOR AUTOMÁTICO) | RETANGULAR                                                                                                                                                       | INDICAÇÃO DE ILUMINAÇÃO DE EMERGÊNCIA                                                              |
| 1          |                   |         | PLACA DE INDICAÇÃO DOS SISTEMAS DE PROTEÇÃO EXISTENTES NA EDIFICAÇÃO                                                                                                      | SÍMBOLO: RETANGULAR<br>FUNDO: VERDE<br>PICTOGRAMA:<br>FOTOLUMINESCENTE                                                                                           | NA ENTRADA PRINCIPAL DA EDIFICAÇÃO                                                                 |
| 4          |                   |         | PLACA DE SINALIZAÇÃO INFORMATIVA PARA PERMANÊNCIA DE PORTAS ABERTAS                                                                                                       | SÍMBOLO: RETANGULAR<br>FUNDO: VERDE<br>PICTOGRAMA:<br>FOTOLUMINESCENTE                                                                                           | NA ENTRADA PRINCIPAL E CIRCULAÇÃO                                                                  |
| 1          |                   |         | COMPLEMENTAR                                                                                                                                                              | SÍMBOLO: RETANGULAR<br>FUNDO: VERDE<br>PICTOGRAMA:<br>FOTOLUMINESCENTE                                                                                           | ESCADAS DOS FUNDOS                                                                                 |
| 5          |                   |         | SAÍDA DE EMERGÊNCIA                                                                                                                                                       | SÍMBOLO: RETANGULAR<br>FUNDO: VERDE<br>PICTOGRAMA:<br>FOTOLUMINESCENTE                                                                                           | INDICAÇÃO DO SENTIDO (ESQUERDA OU DIREITA) DE UMA SAÍDA DE PICTOGRAMA<br>DIMENSÕES MÍNIMAS: L=1,5H |
| 6          |                   |         | SAÍDA DE EMERGÊNCIA                                                                                                                                                       | SÍMBOLO: RETANGULAR<br>FUNDO: VERDE<br>PICTOGRAMA:<br>FOTOLUMINESCENTE                                                                                           | INDICAÇÃO DO SENTIDO (ESQUERDA OU DIREITA) DE UMA SAÍDA DE PICTOGRAMA<br>DIMENSÕES MÍNIMAS: L=2,0H |
| 10         |                   |         | SAÍDA DE EMERGÊNCIA                                                                                                                                                       | SÍMBOLO: RETANGULAR<br>FUNDO: VERDE<br>PICTOGRAMA:<br>FOTOLUMINESCENTE                                                                                           | INDICAÇÃO DE UMA SAÍDA DE EMERGÊNCIA A SER AFIxada ACIMA DA PORTA, PARA INDICAR O SEU ACESSO       |
| 1          |                   |         | SAÍDA DE EMERGÊNCIA                                                                                                                                                       | SÍMBOLO: RETANGULAR<br>FUNDO: VERDE<br>PICTOGRAMA:<br>FOTOLUMINESCENTE                                                                                           | INDICAÇÃO DE UMA SAÍDA DE EMERGÊNCIA A SER AFIxada PROXIMO A SAÍDA                                 |
| 1          |                   |         | SAÍDA DE EMERGÊNCIA                                                                                                                                                       | SÍMBOLO: RETANGULAR<br>FUNDO: VERDE<br>PICTOGRAMA:<br>FOTOLUMINESCENTE                                                                                           | INDICAÇÃO DE UMA SAÍDA DE EMERGÊNCIA A SER AFIxada PROXIMO A SAÍDA                                 |

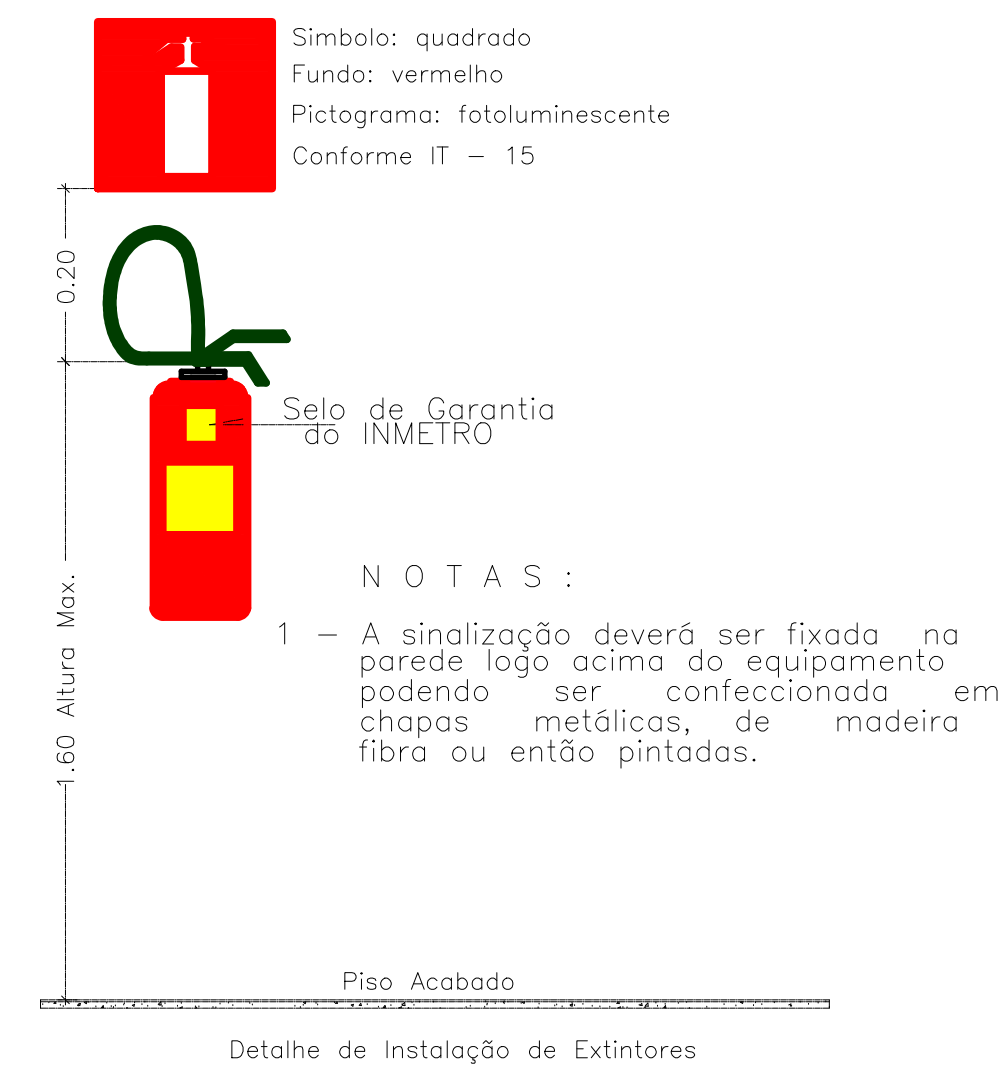


### ILUMINAÇÃO DE EMERGÊNCIA

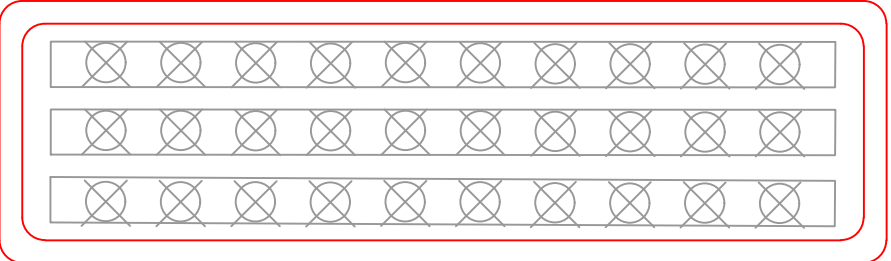

ILUMINAÇÃO DE EMERGÊNCIA  
30 LEDS  
DIMENSÃO: 22x6,5x4 cm  
DURAÇÃO: 6 HORAS DE AUTONOMIA  
SELADA: 3.7V/1,2Ah  
TENSÃO: 127V/220V  
(BIVOLT - SELETOR AUTOMÁTICO)

NOTA : O SISTEMA DE SINALIZAÇÃO DE EMERGÊNCIA ATENDERÁ AO CONTIDO NA IT 15 DO CBMMG.

NOTA : O SISTEMA DE ILUMINAÇÃO DE EMERGÊNCIA ATENDERÁ AO CONTIDO NA IT 13 DO CBMMG.  
ILUMINAÇÃO DE EMERGÊNCIA H=2,50 M - 30 LEDS - BLOCO AUTONOMO, ACENDE COM A INTERRUPÇÃO DE ENERGIA COM DURAÇÃO DE 06 HORAS.


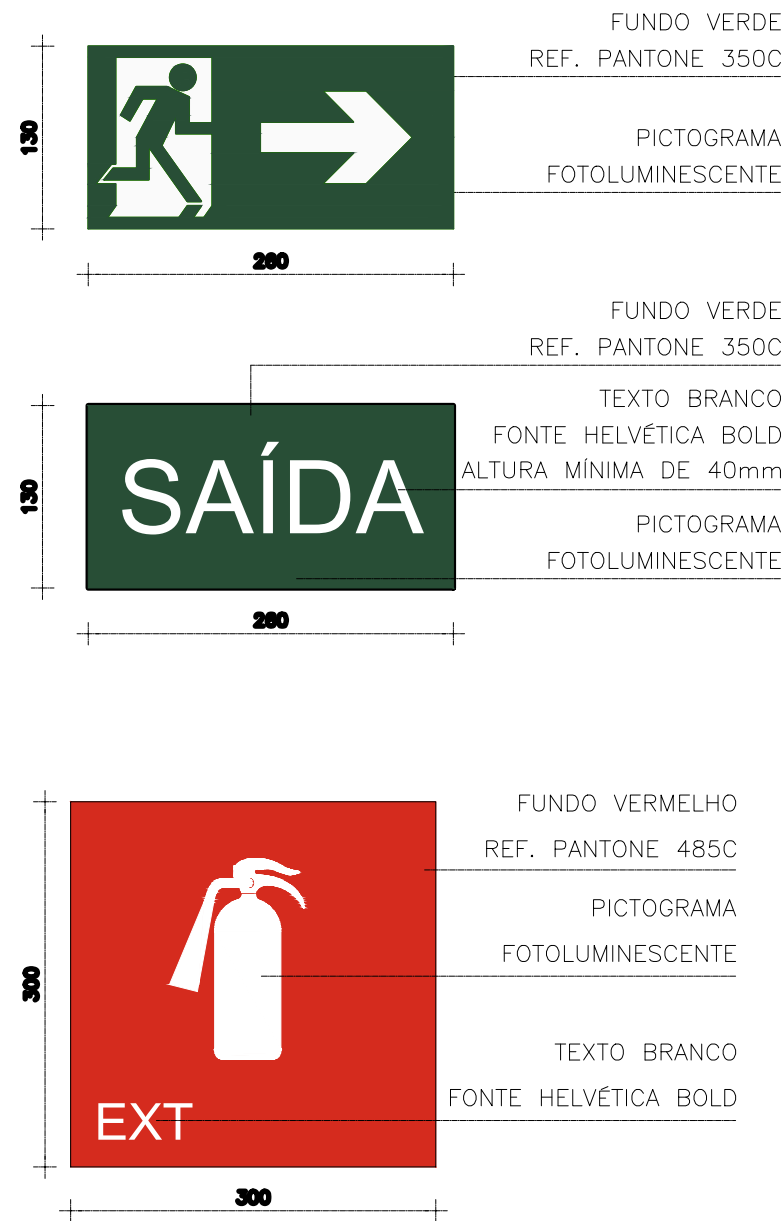


SINALIZAÇÃO  
PLACA DE SAÍDA


H min = 180cm

Fixada na Parede


Detalhe Sinalização

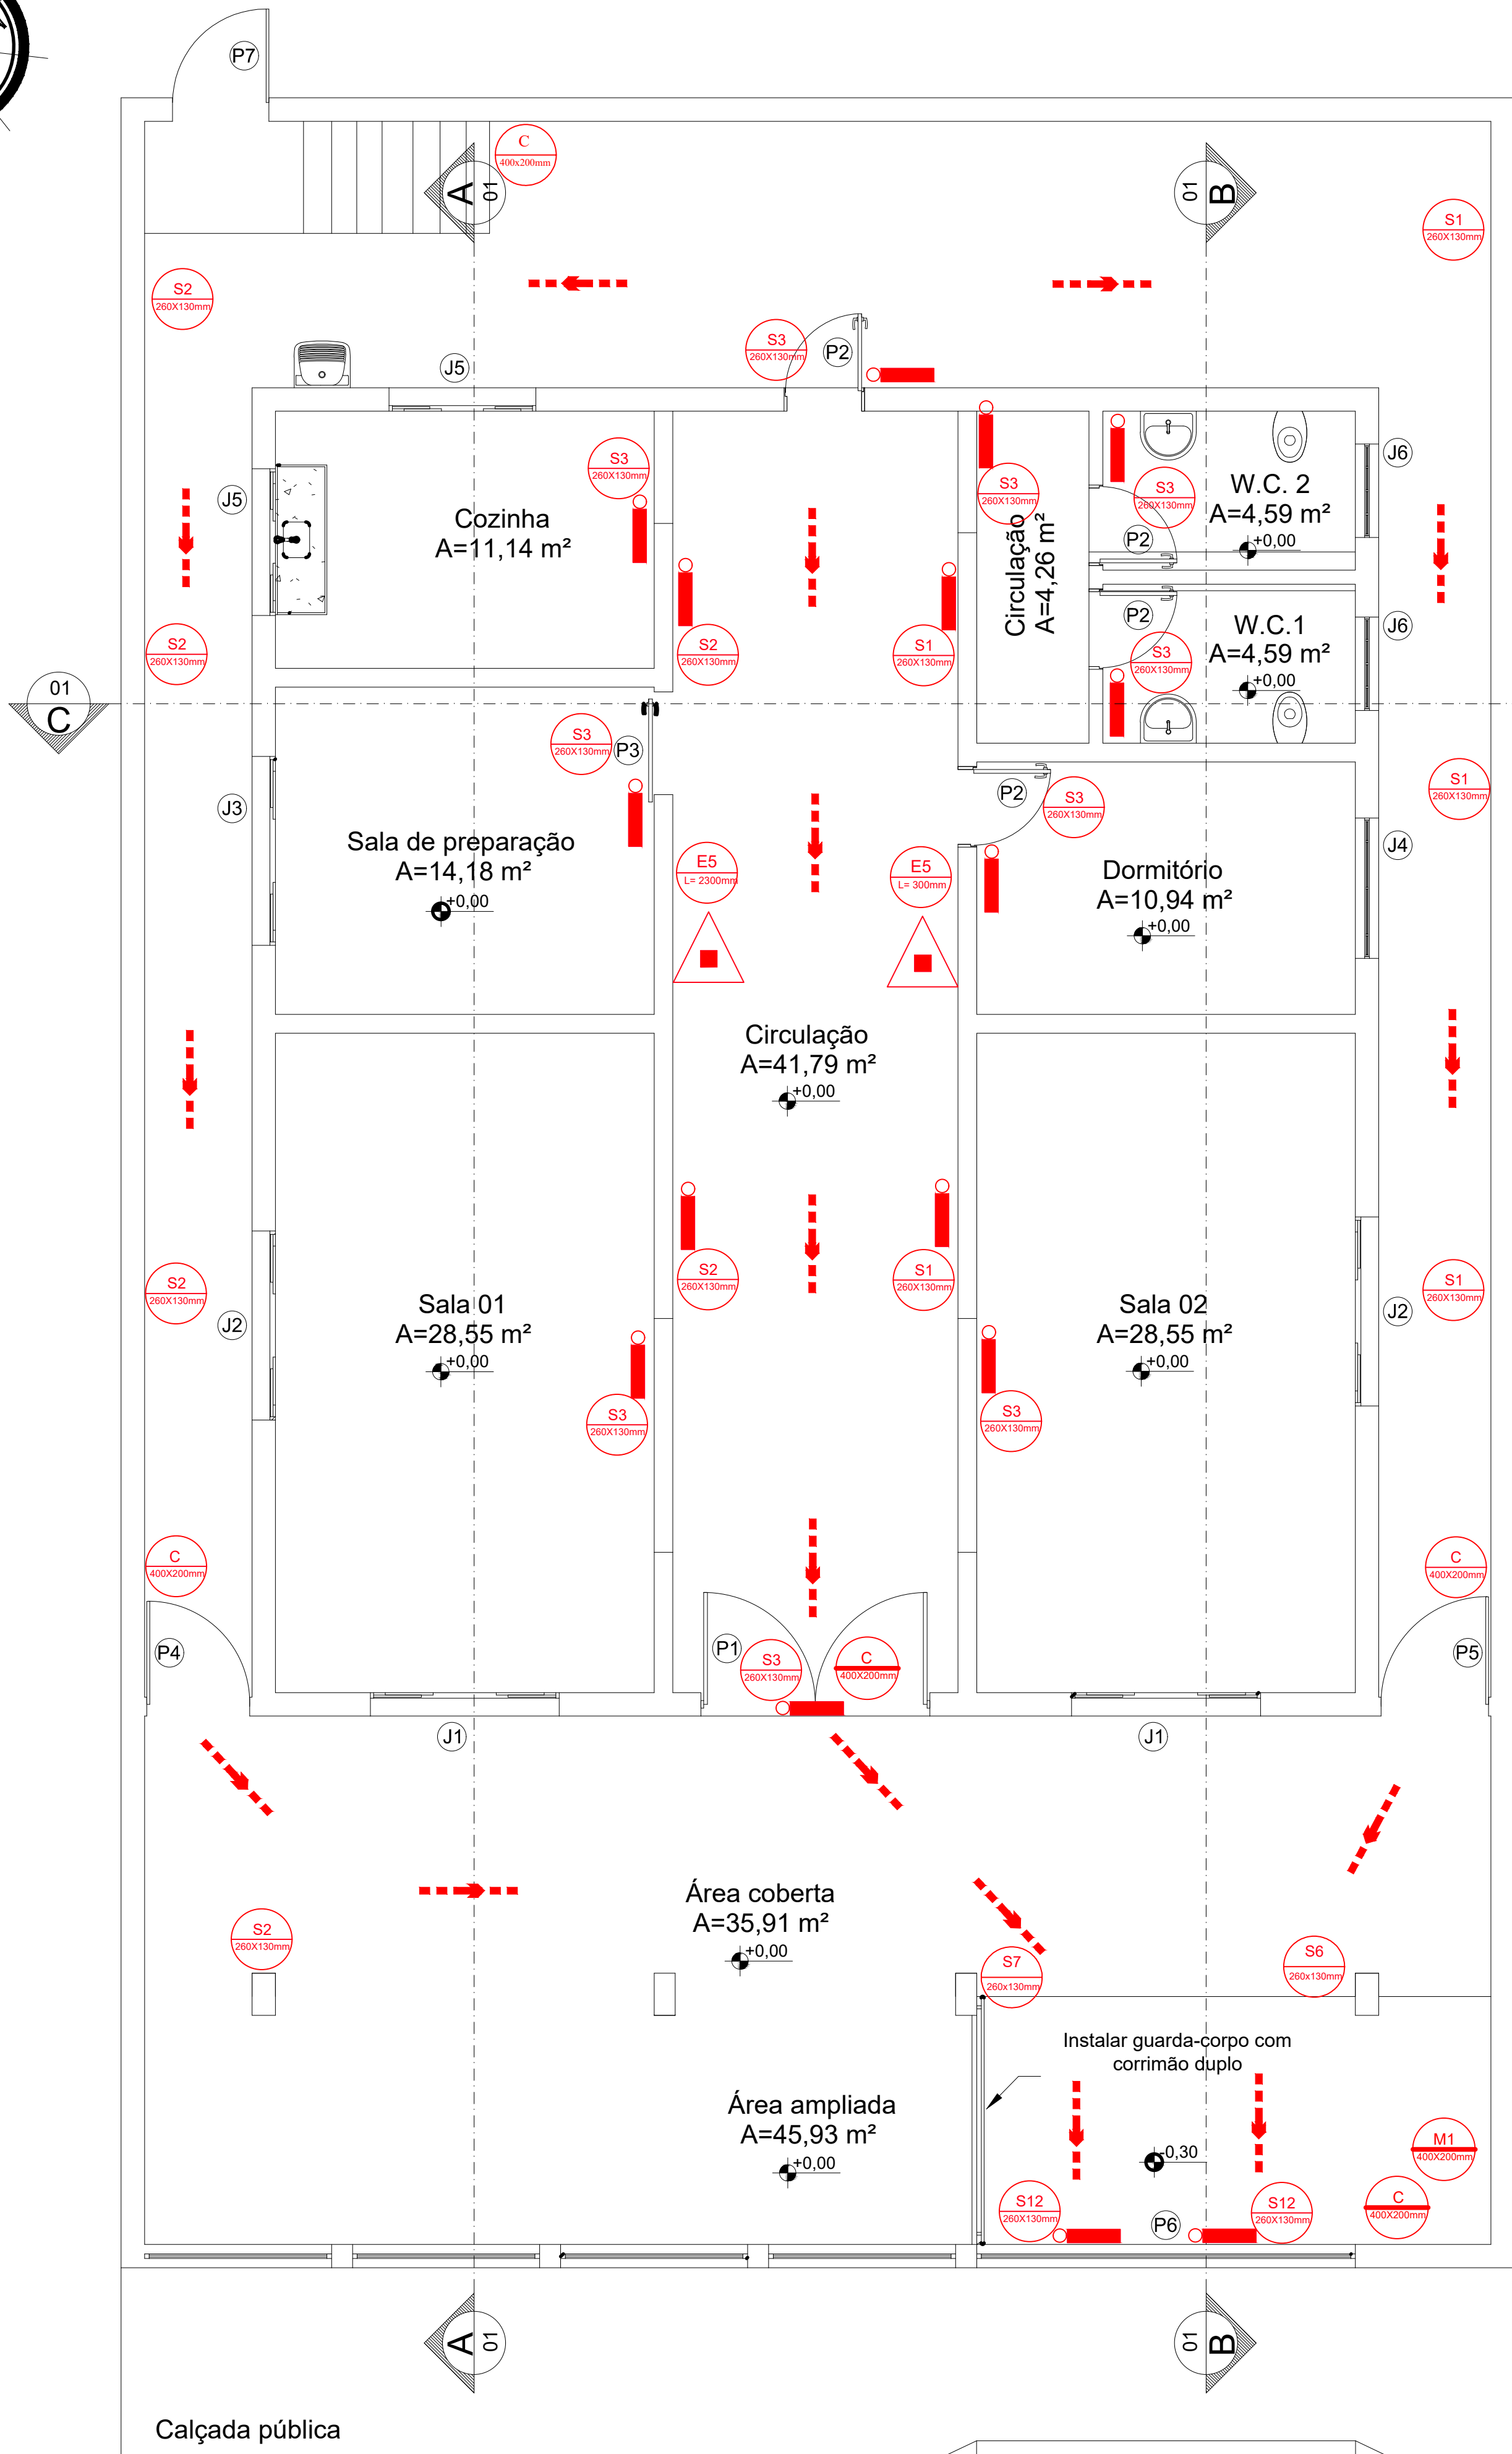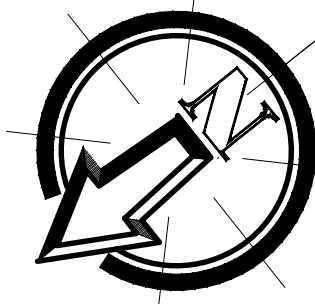


01 Planta baixa  
Escala: 1:50

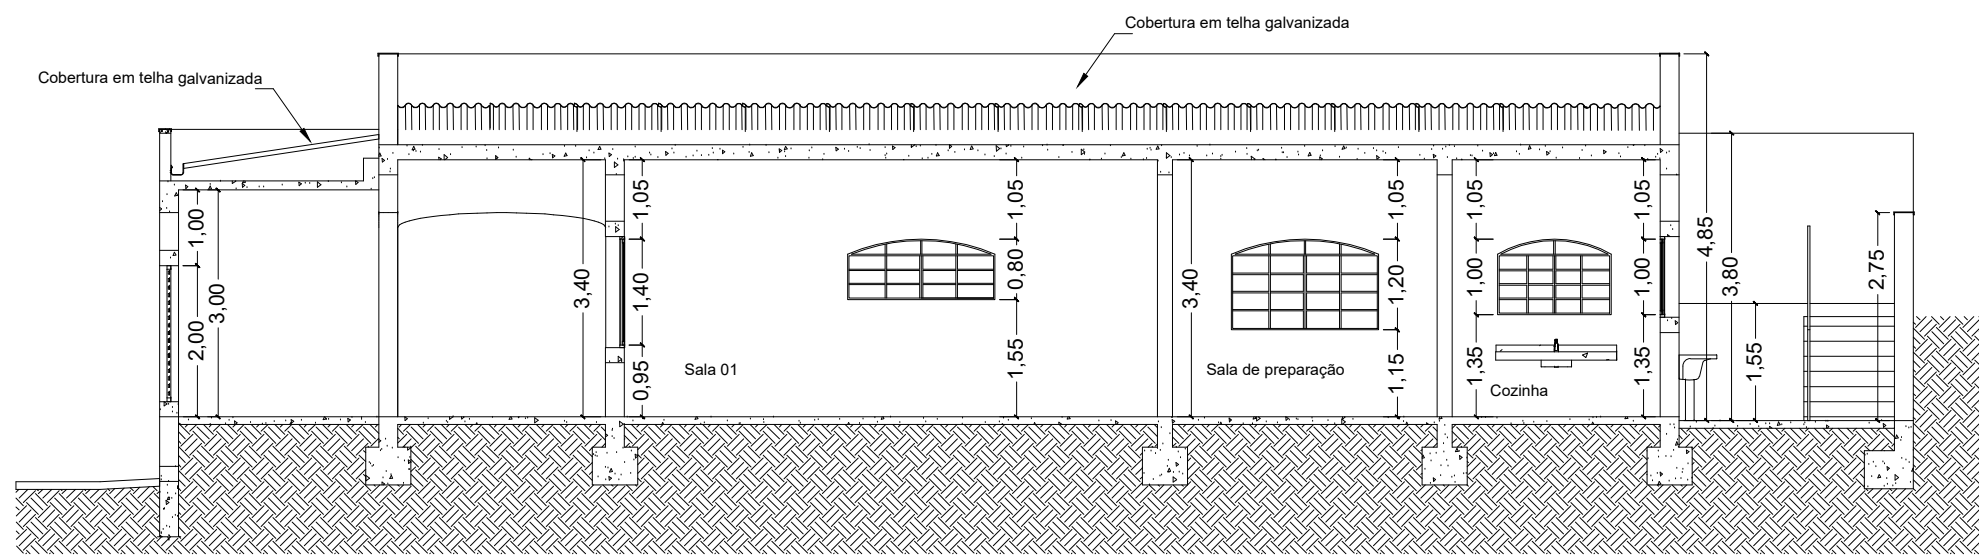


03 Corte AA  
Escala: 1:100

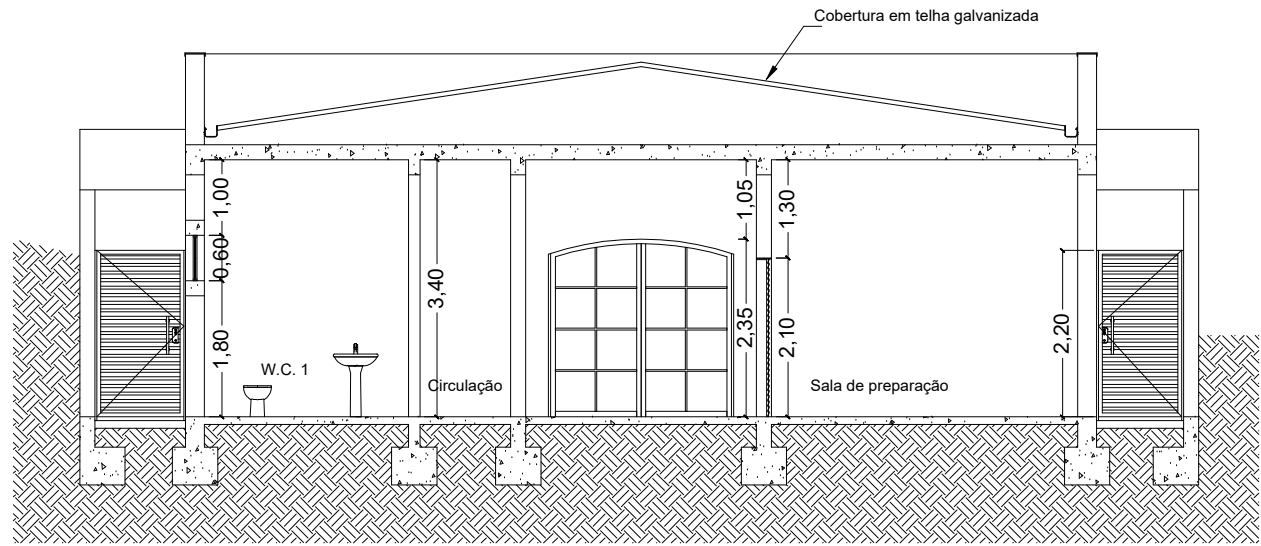


05 Corte CC  
Escala: 1:100

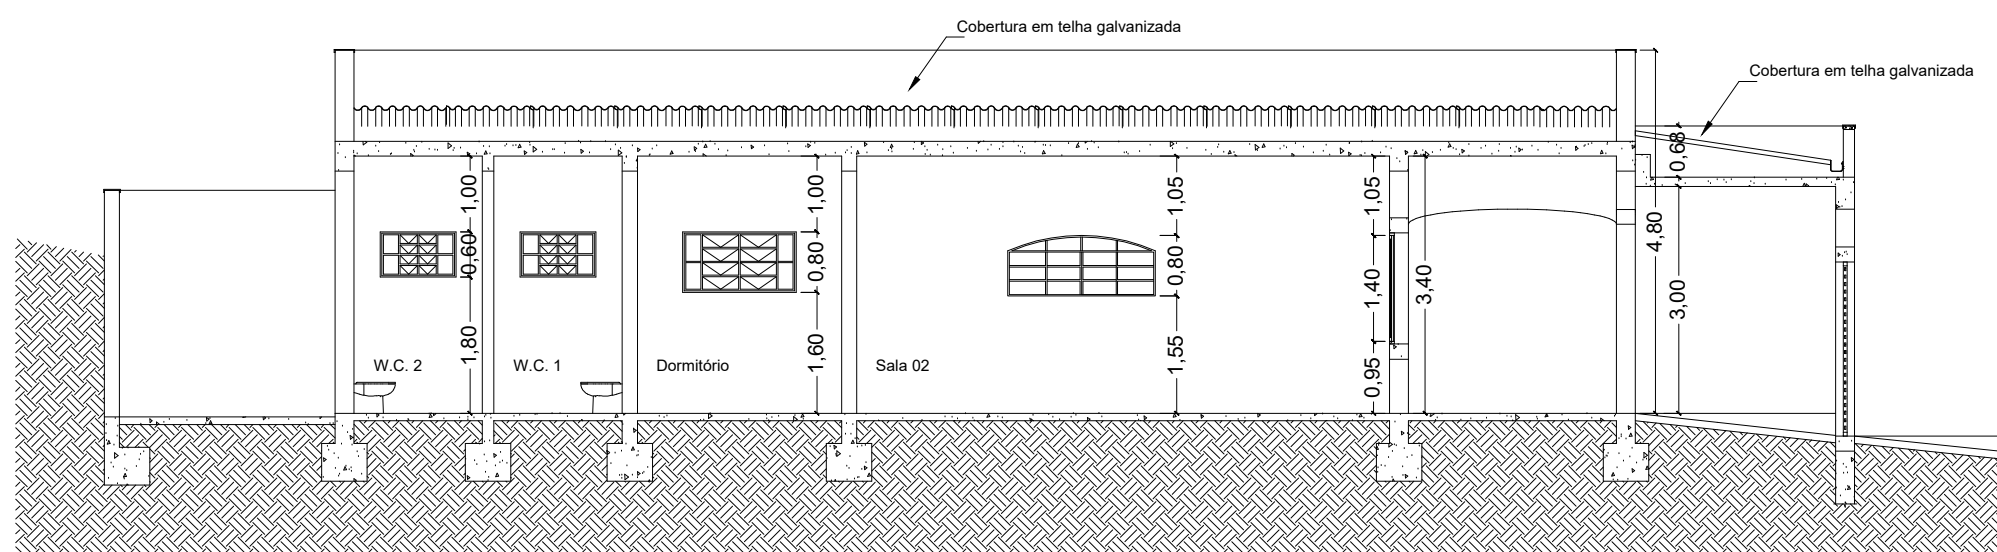


04 Corte BB  
Escala: 1:100

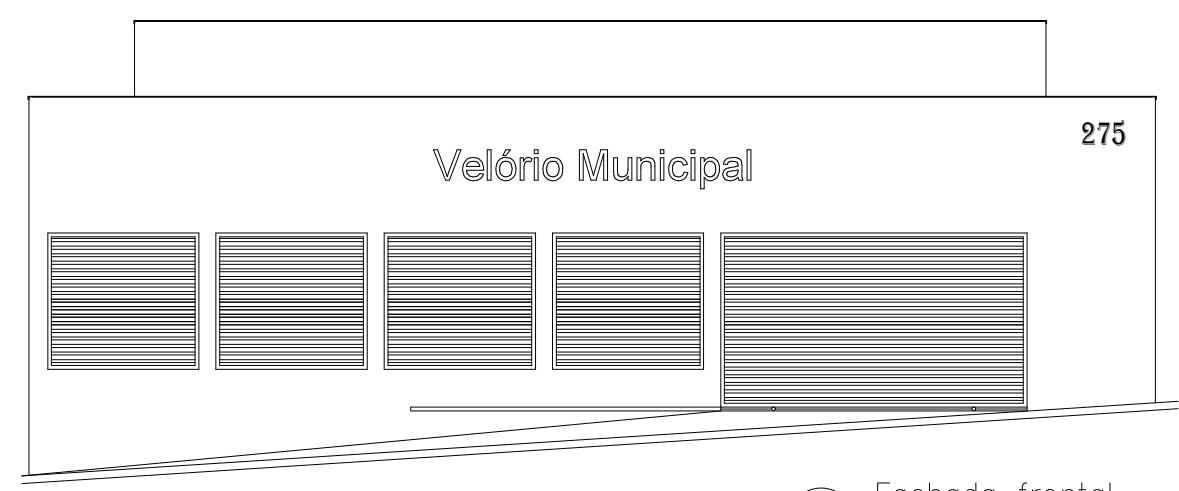

06 Fachada frontal  
Escala: 1:100

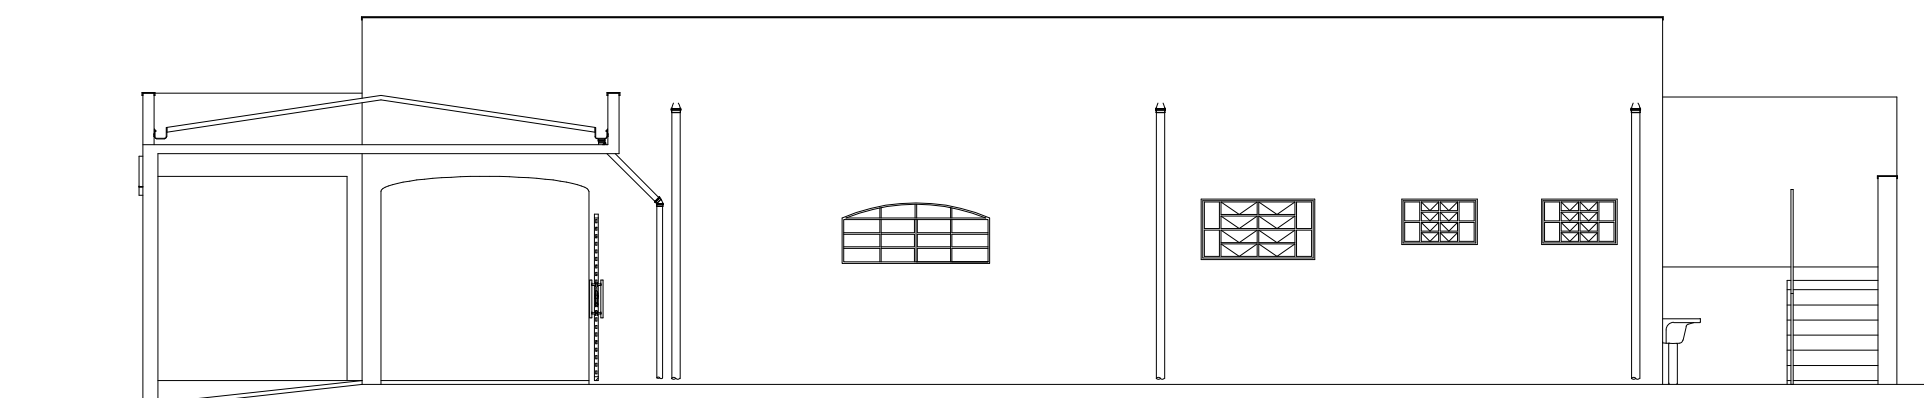

07 Fachada lateral direita  
Escala: 1:100

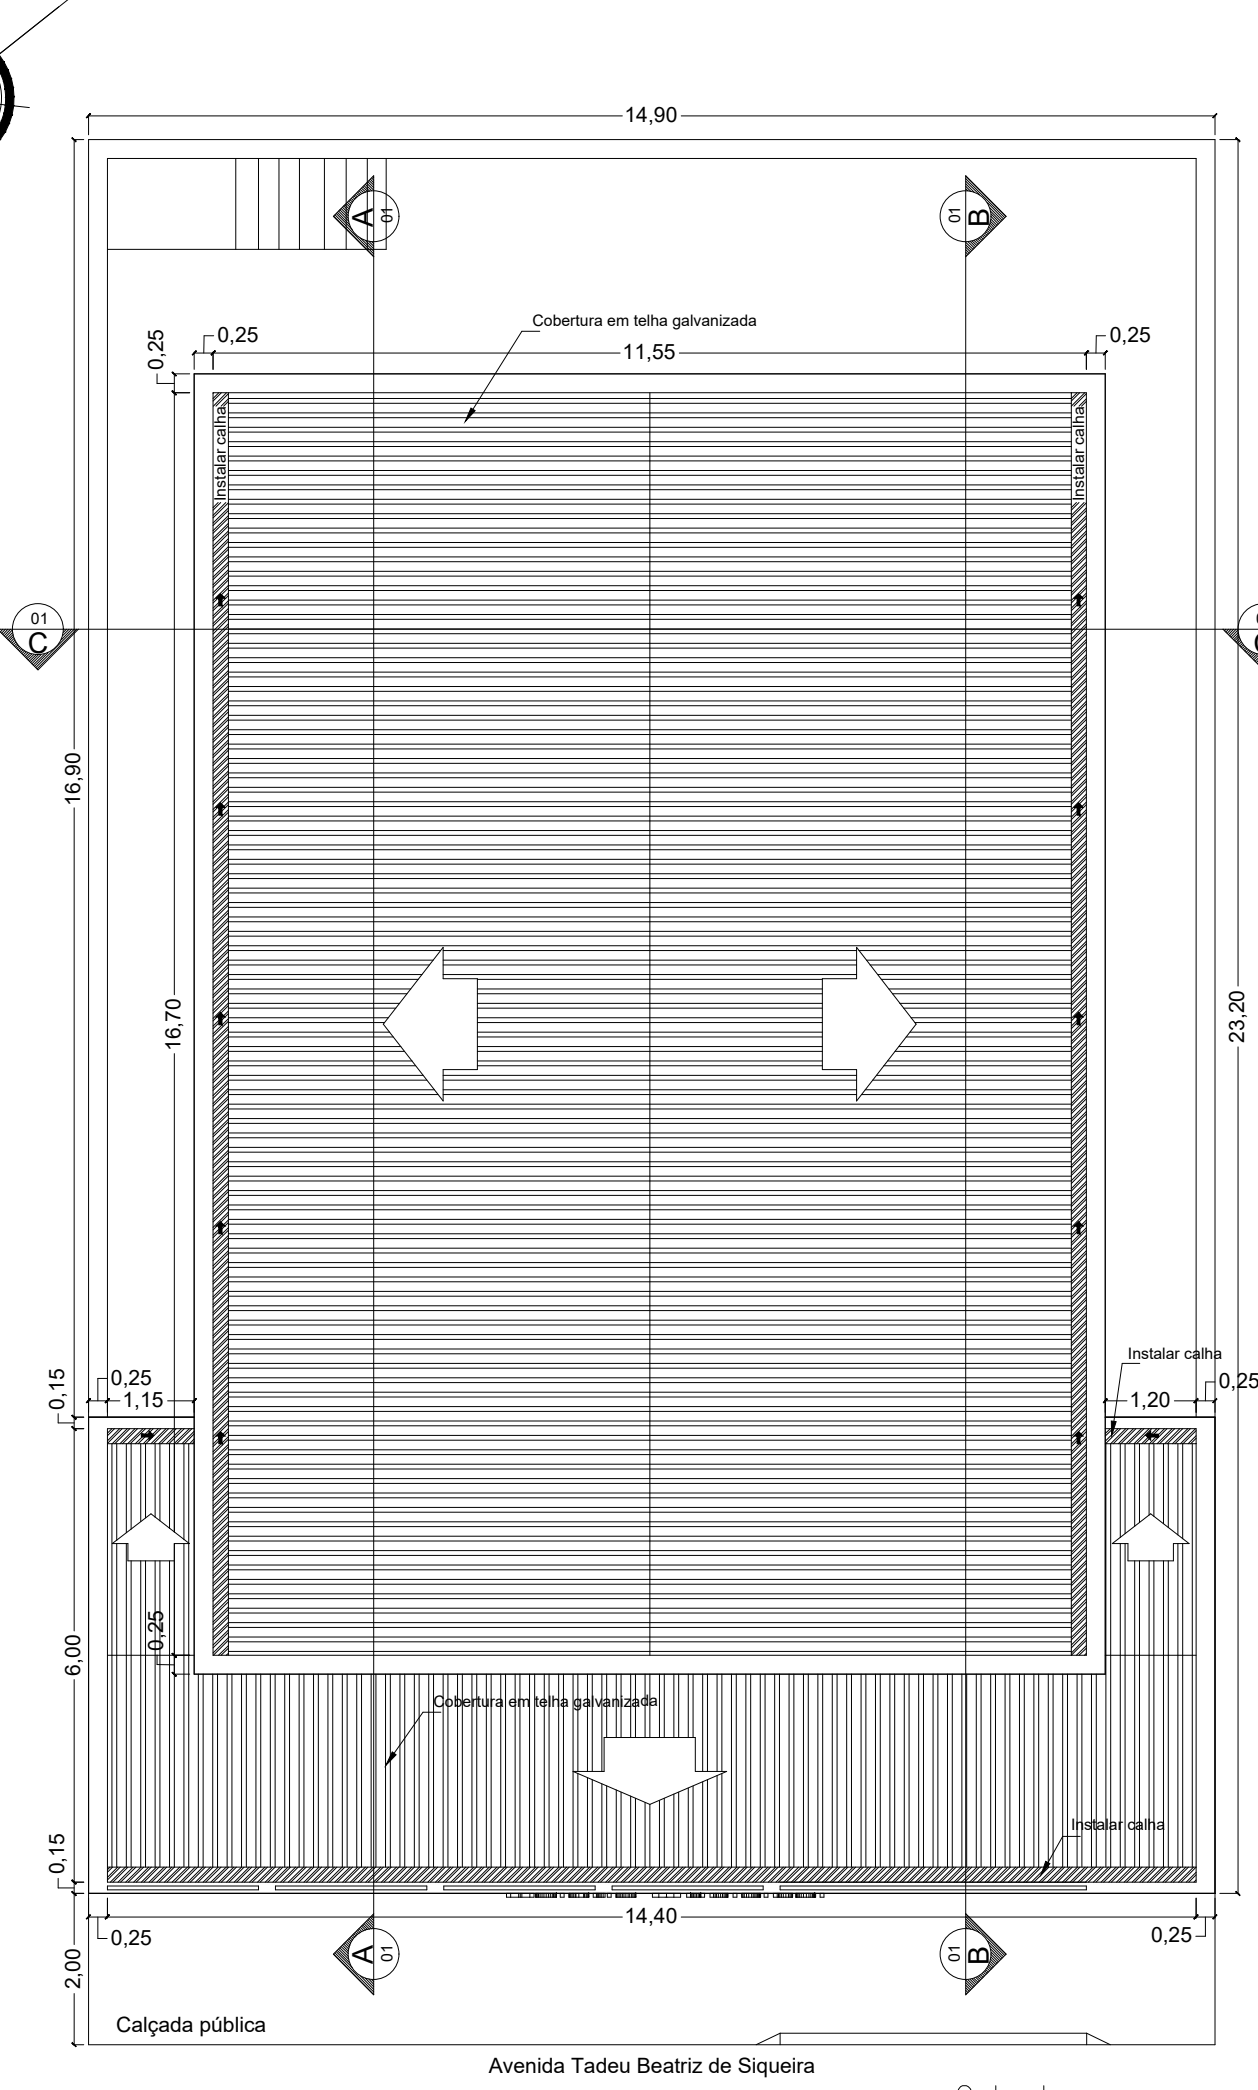

02 Cobertura  
Escala: 1:100

|                                                                            |  |                                                            |  |
|----------------------------------------------------------------------------|--|------------------------------------------------------------|--|
| OBRAS                                                                      |  |                                                            |  |
| PROJETO DE AMPLIAÇÃO E SERVIÇOS DE MANUTENÇÃO DO VELÓRIO MUNICIPAL         |  |                                                            |  |
| AVENIDA TADEU BEATRIZ DE SIQUEIRA, Nº 275, CENTRO, SÃO PEDRO DA UNIAO - MG |  |                                                            |  |
| Responsável Técnico                                                        |  | Proprietário                                               |  |
| Higor Augusto Sabag de Paula<br>Eng. Civil - CREA MG-238.615/D             |  | Município de São Pedro da União<br>CNPJ 18.686.172/0001-64 |  |
| Projeto                                                                    |  |                                                            |  |
| PROJETO DE PREVENÇÃO E COMBATE A INCÊNDIO E PÂNICO                         |  |                                                            |  |
| Descrição                                                                  |  | Observações                                                |  |
| -                                                                          |  | ART: MG20221581911                                         |  |
| Data                                                                       |  | Escala                                                     |  |
| 24/10/2022                                                                 |  | INDICADAS                                                  |  |
| Desenho                                                                    |  | Conferência                                                |  |
| Eng.º civil<br>Valquiria Ramos                                             |  | Higor Sabag                                                |  |
| Folha                                                                      |  | 1                                                          |  |
| Folha                                                                      |  | 1                                                          |  |