 
 



ESTA PORTA DEVERÁ PERMANECER ABERTA DURANTE TODO EXPERIMENTO

Detalhe placa complementar


Legenda	
	Rota de fuga - direção a seguir.
	Rota de fuga - saída final.

Quantidade	Símbolo	Significado	Forma e Cor	Aplicação
		Extintor de incêndio	Símbolo: quadrado Fundo: vermelha Pictograma: fofo/luminiscente	Indicação de localização dos extintores de incêndio
		Luminária de Emergência t= 2,20 m - 30 LEDs Banco automático 3 botões autonomia	Retangular	Indicação de iluminação de emergência
		Carga de P&ABC	Símbolo: cilíndrico Fundo: amarelo Pictograma: amarelo	Utilizado no combate de princípio de incêndio


TÍTULO			
PROJETO DE PREVENÇÃO E COMBATE A INCÊNDIO E PÂNICO - (PT)			
SILVIO B. ELIAS Projeto e Consultoria Rua: 401 - Sala 01 - Jd. Santa Helena - 22723-110 Contato: 41 3041-1144	RESPONSÁVEL TÉCNICO	ÁREAS	
	Silvio Basso Elias E-MAIL: silvio@silvioelias.com.br		
	Responsável pelo uso		
	Perfitecra M. São Pedro da União CNPJ: 16.666.172/0001-00		
	Preparação		
	Perfitecra M. São Pedro da União CNPJ: 16.666.172/0001-00		
	Elaboração		
	Rita Góes Pereira da Costa, nº 239 Contrato: São Pedro da União Uso: "9.9" Forada de público: Cláudio Basso		
DESCRIÇÃO: SÍNTESE	DATA: 09/10/2019	ESCALA: Indicada	01/02

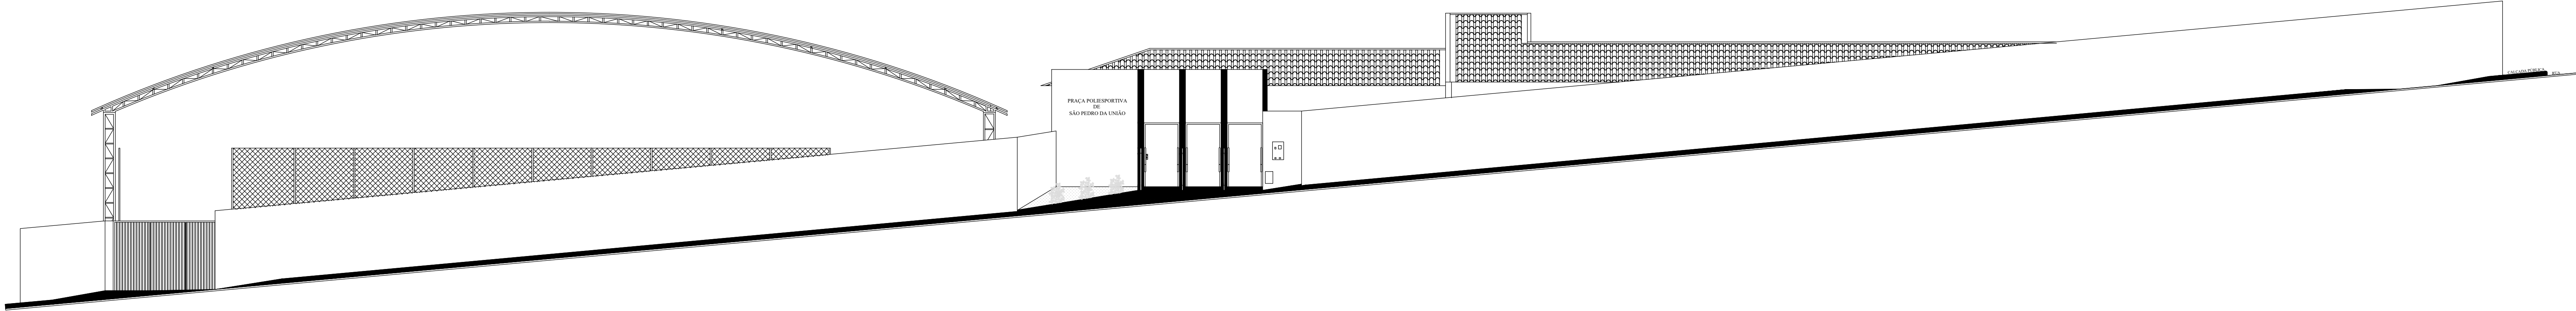


1 FACHADA PRINCIPAL
Escala 1:100

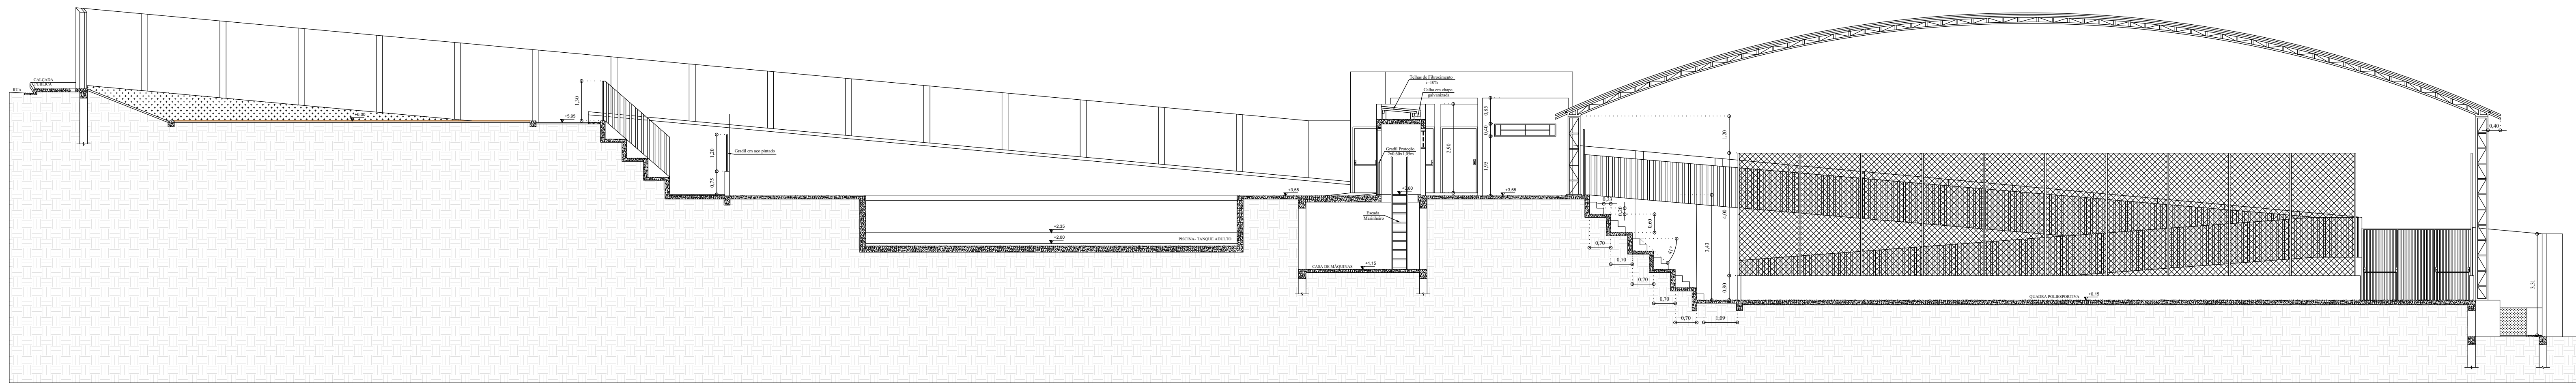


1 CORTE CC
Escala 1:100

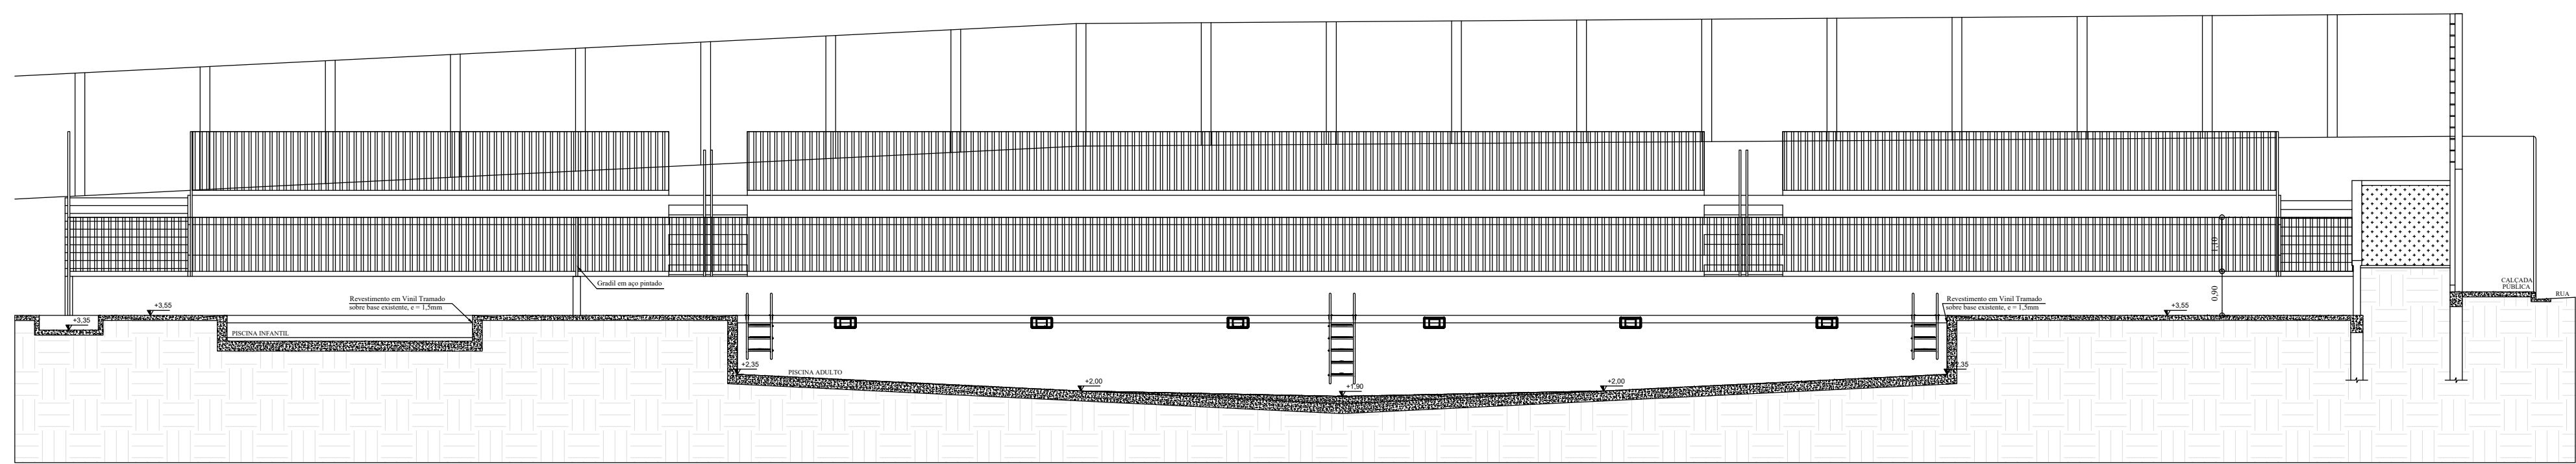


1 CORTE DD
Escala 1:100

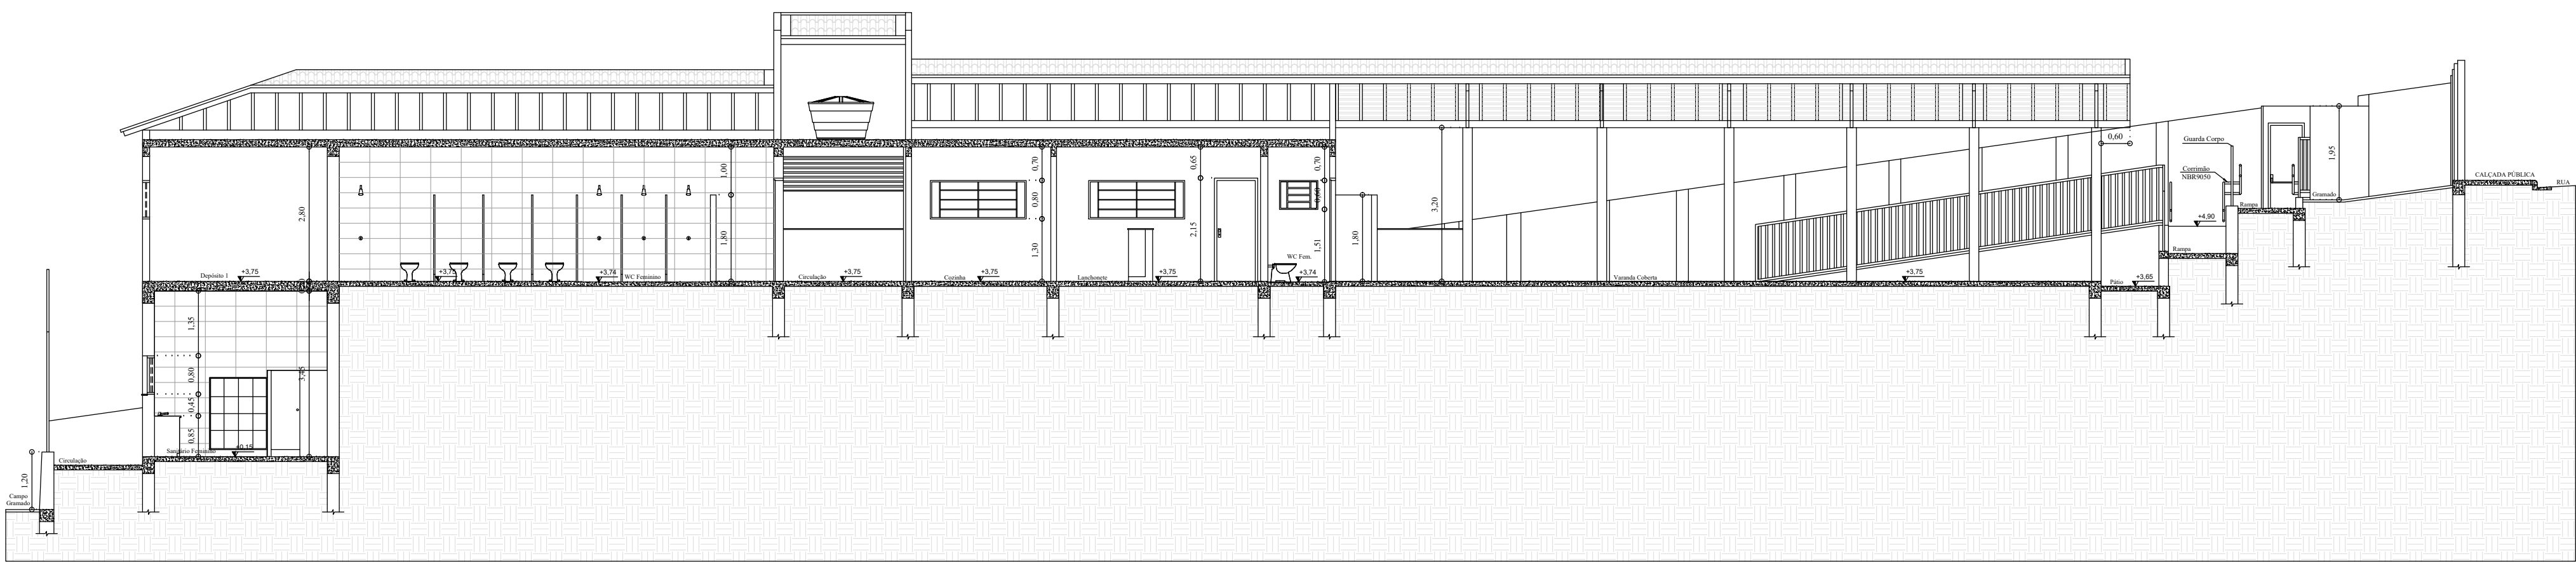


1 CORTE EE
Escala 1:100

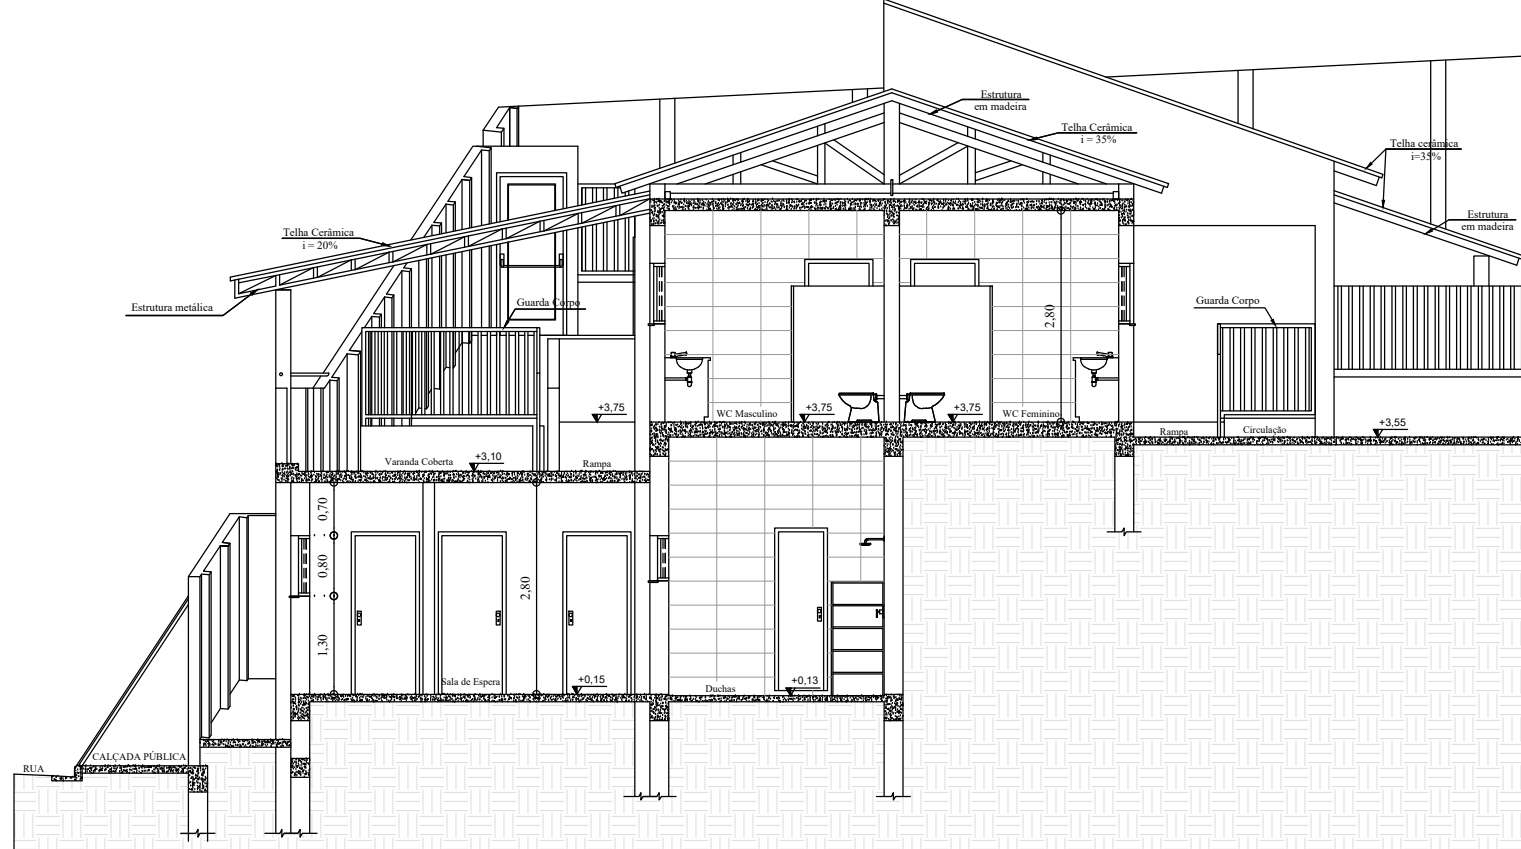


1 CORTE FF
Escala 1:100

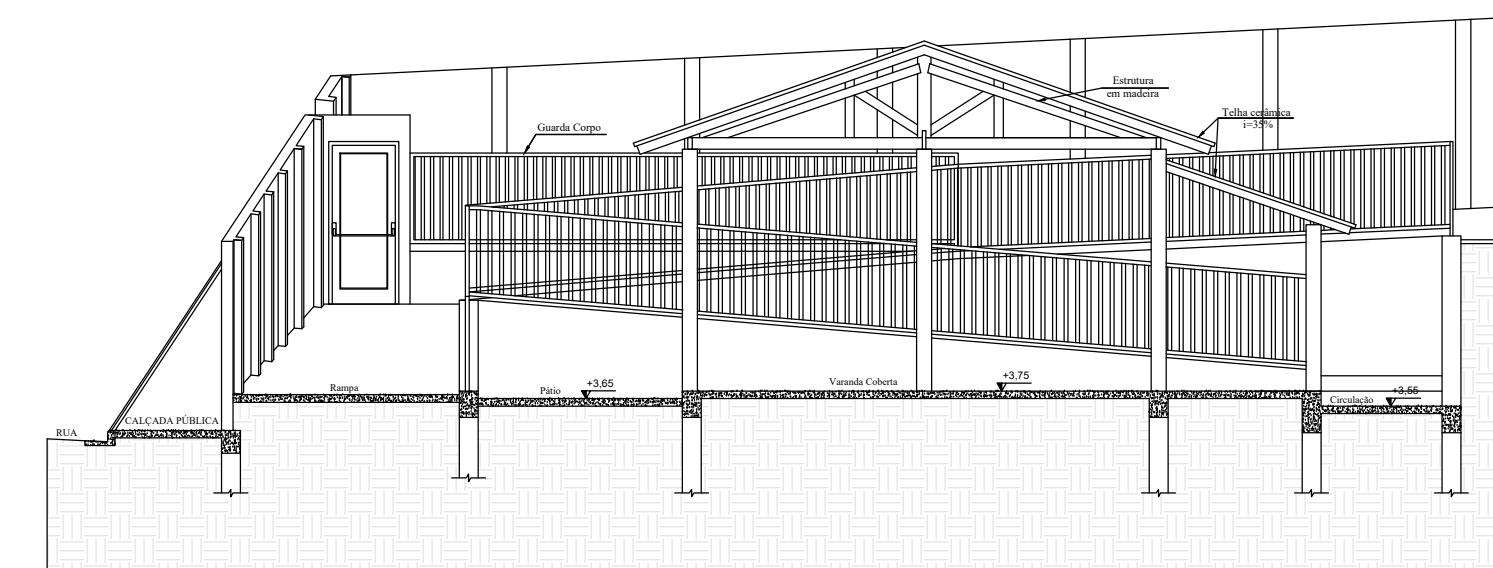


1 CORTE GG
Escala 1:100

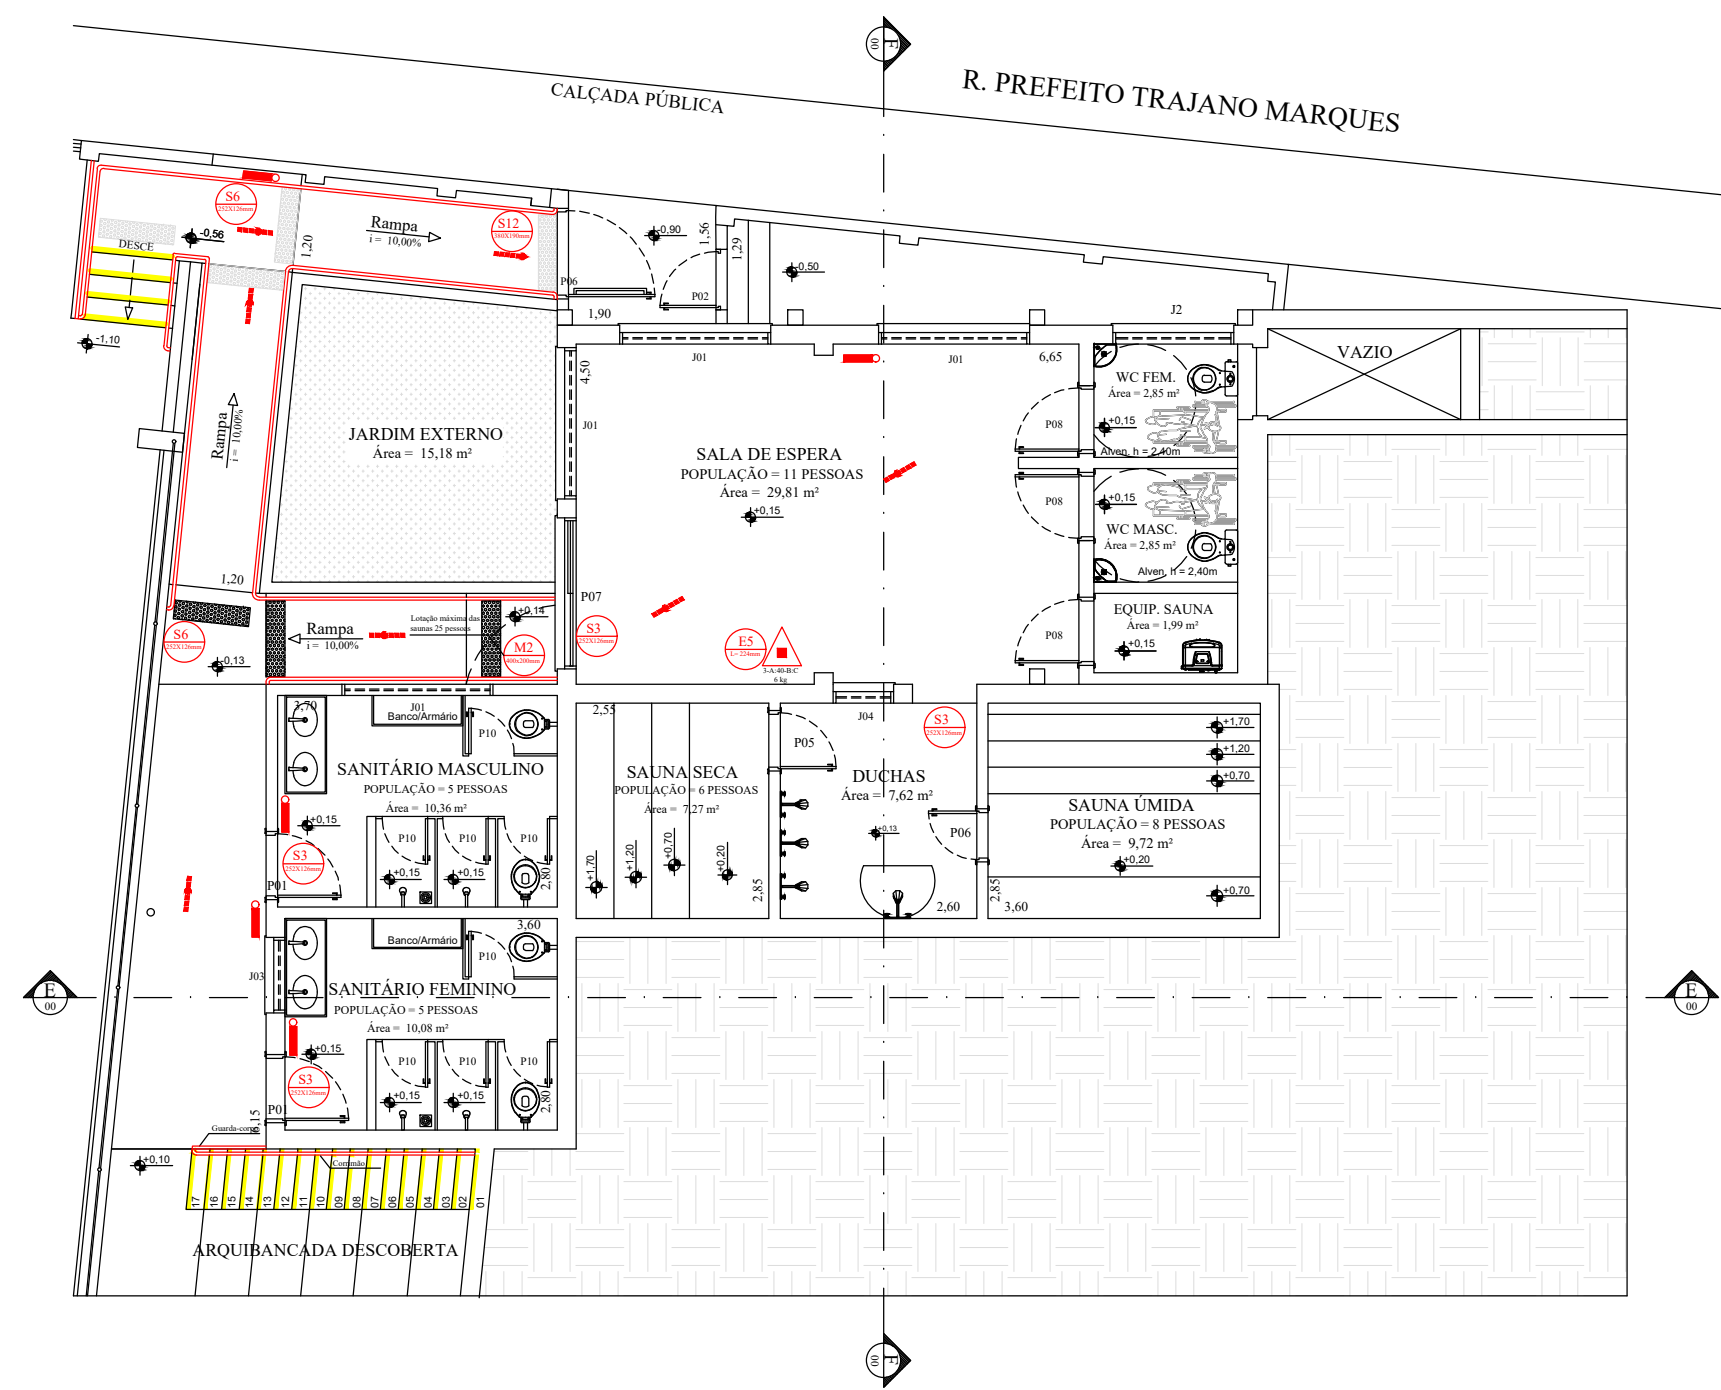


1 PLANTA BAIXA
Subsolo
Escala 1:100

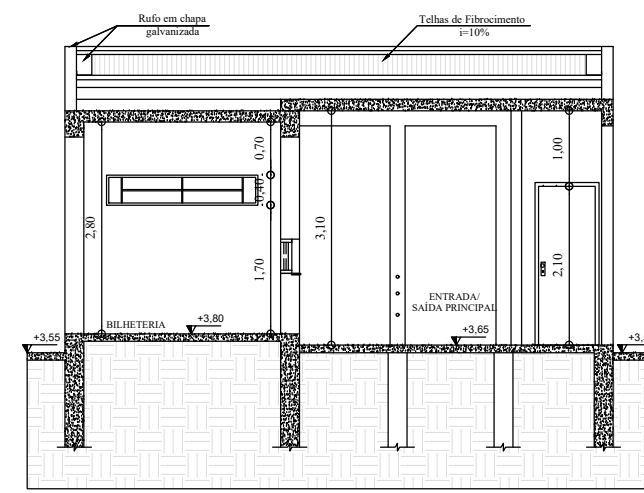


1 CORTE AA
Escala 1:100

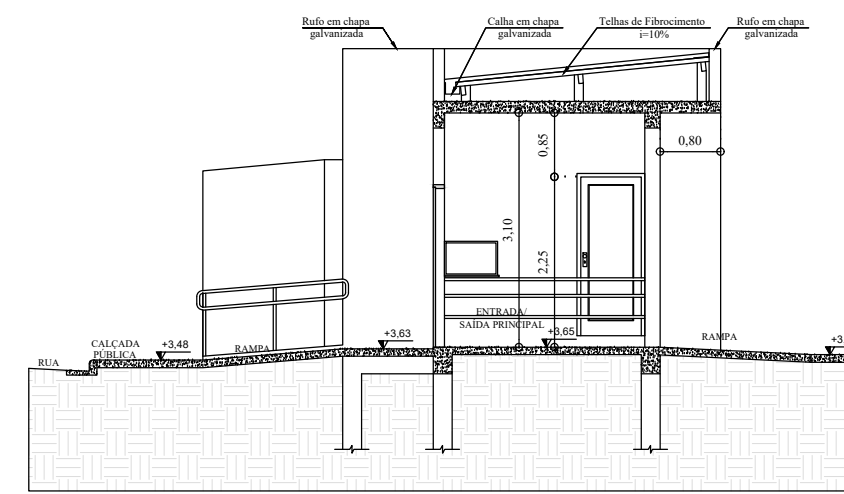

1 CORTE BB
Escala 1:100

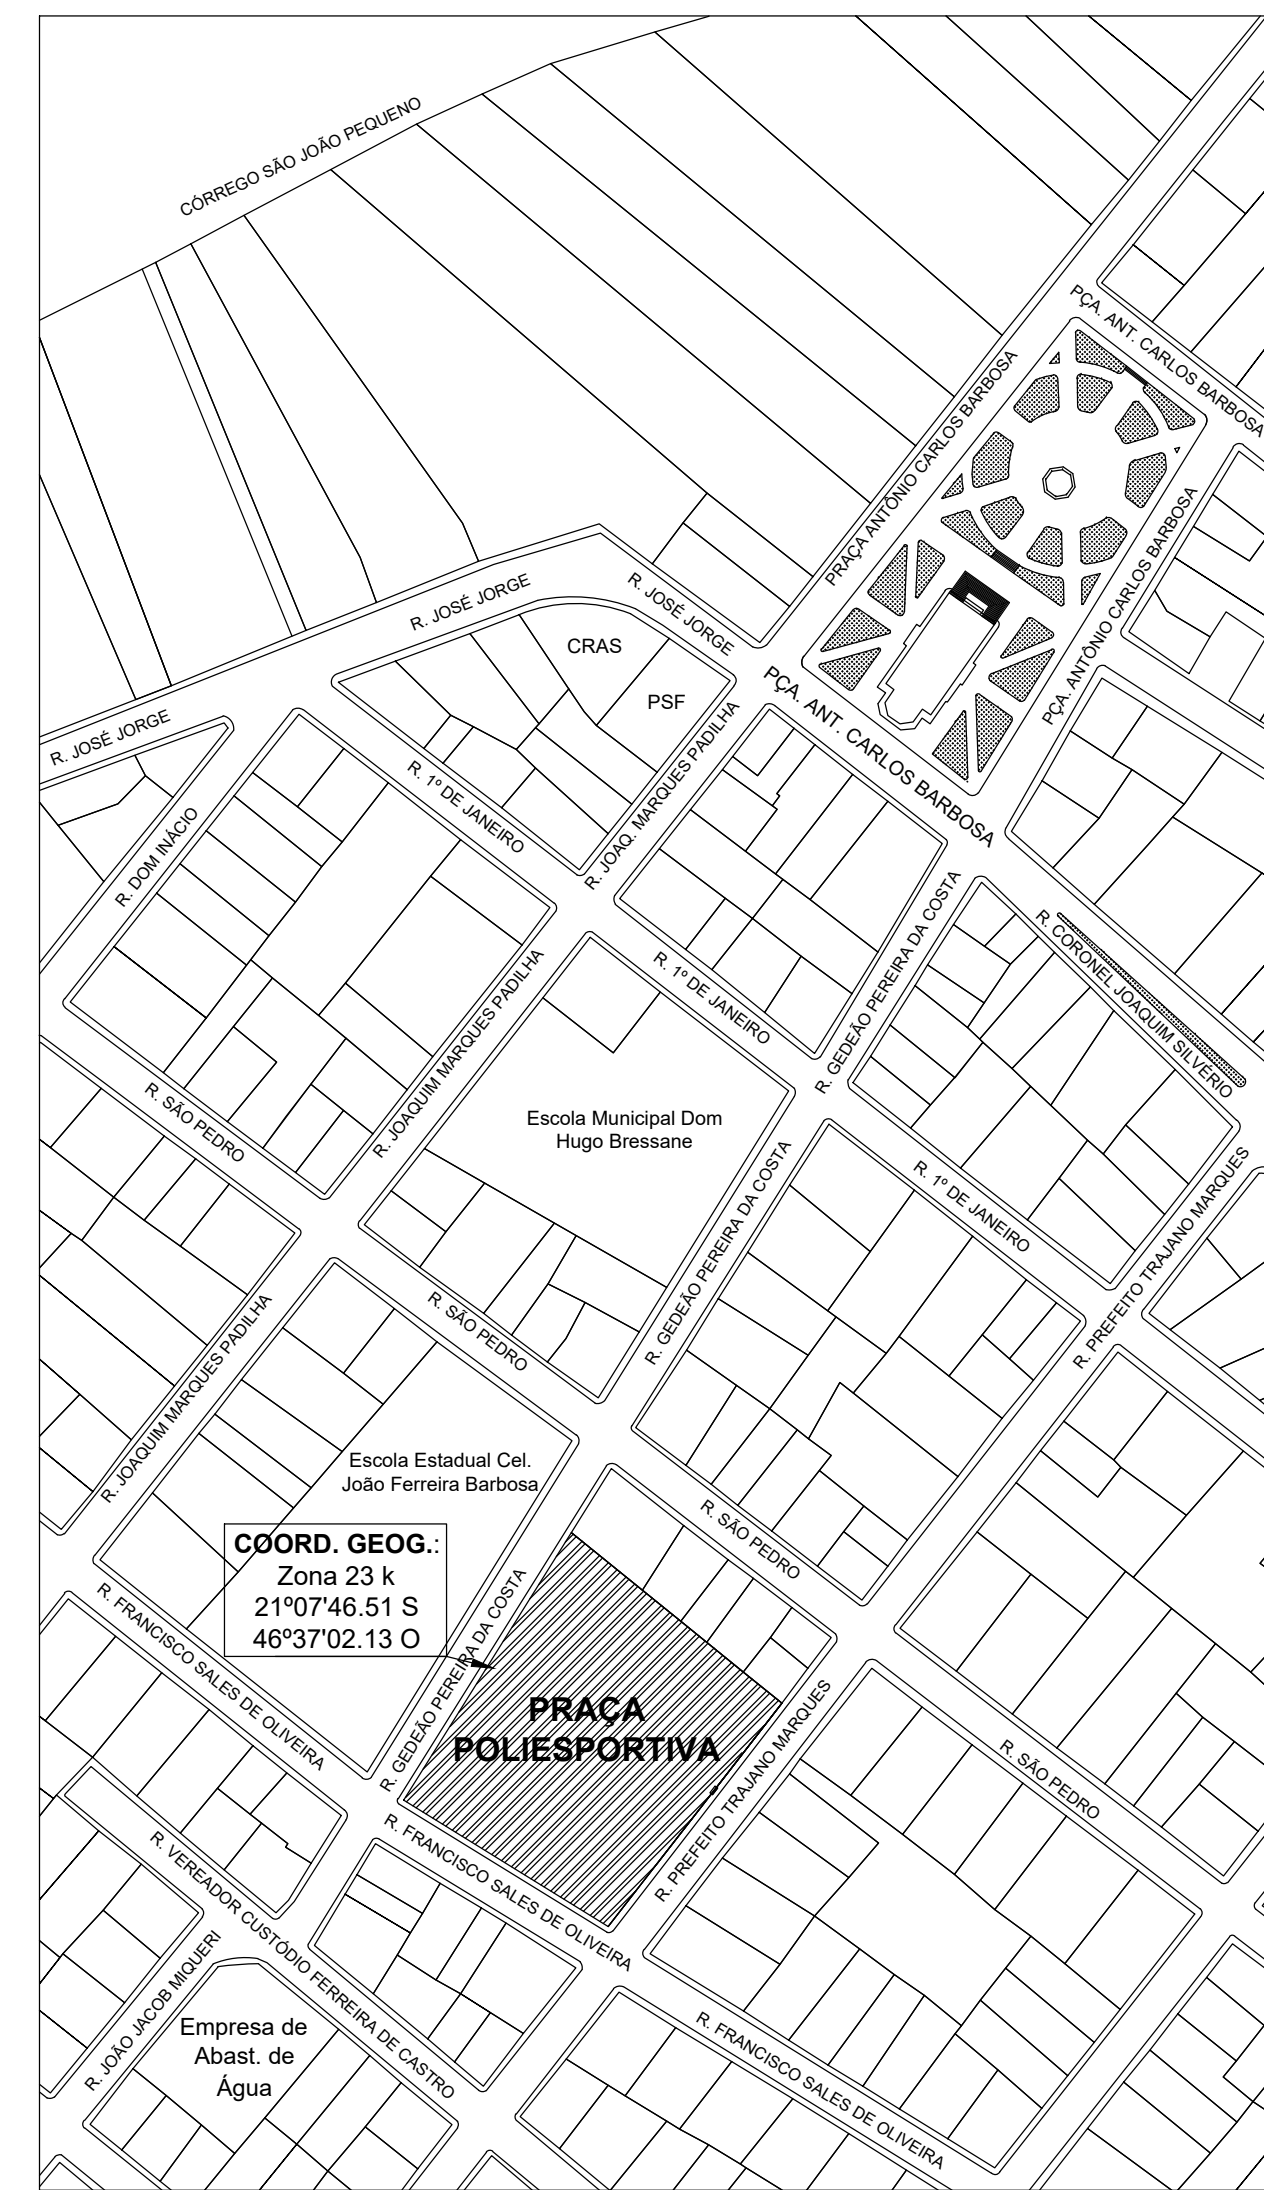

1 Planta de Localização
Escala 1:2000

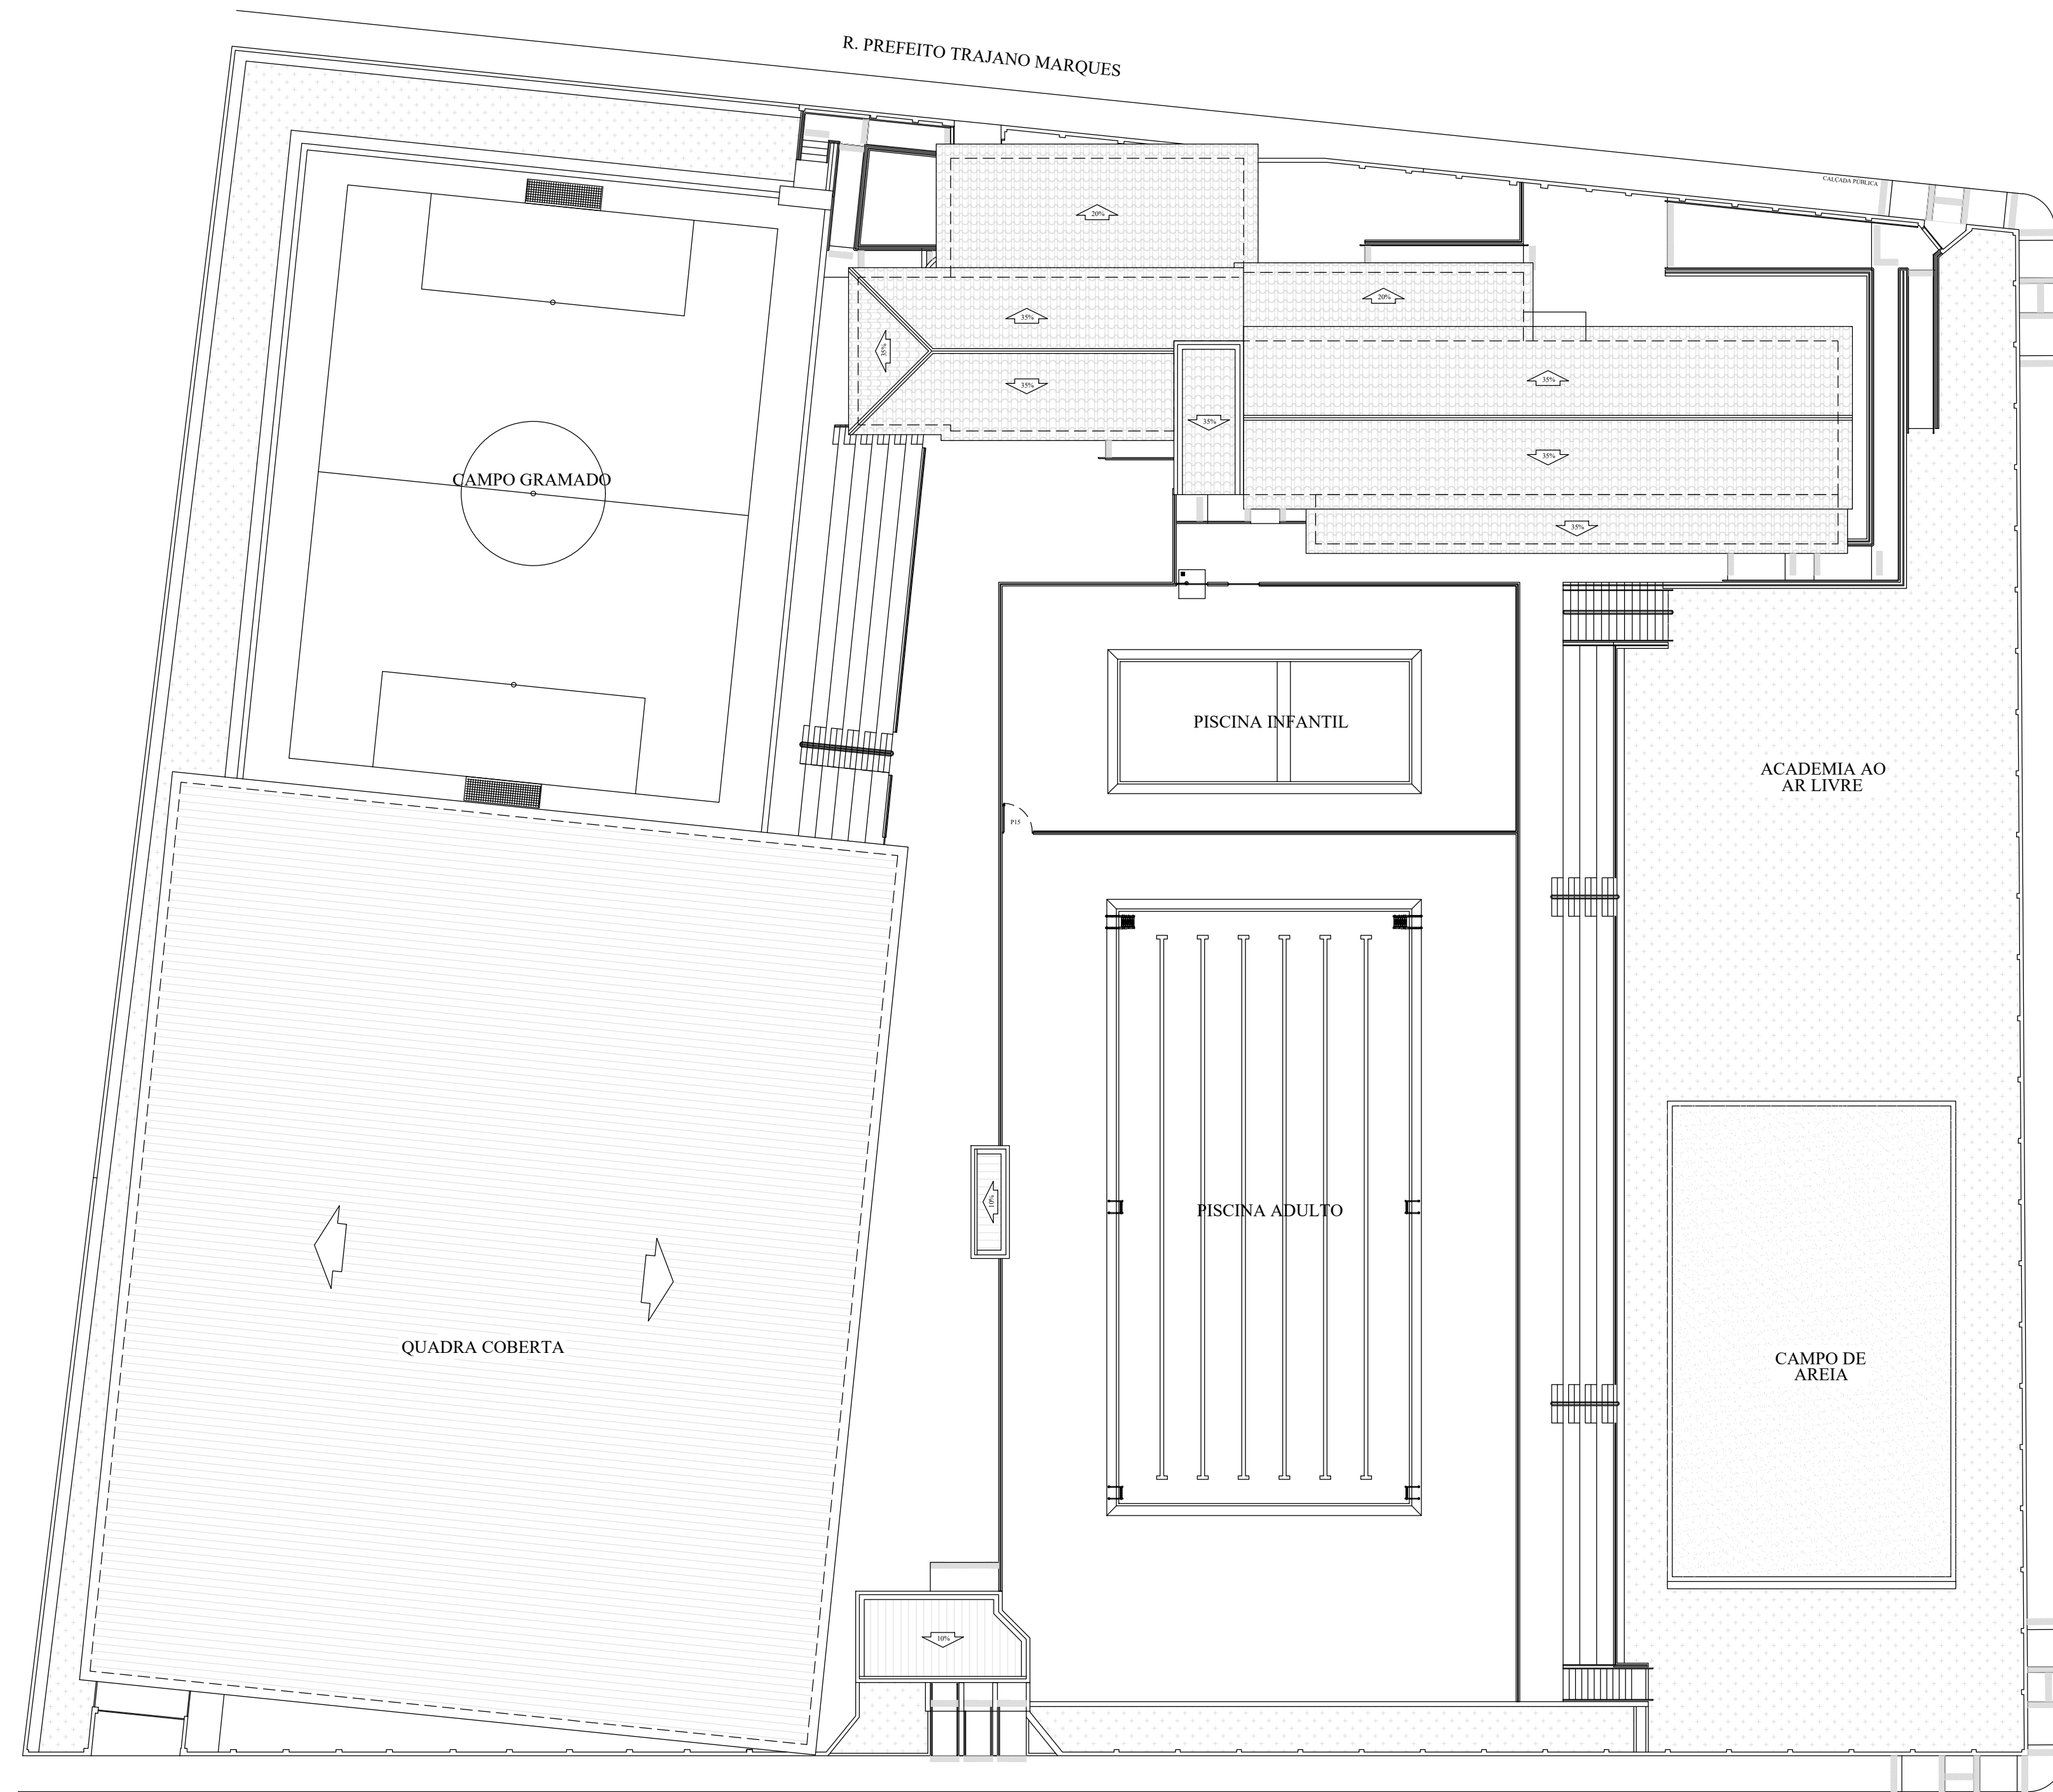

1 Planta de Situação
Escala 1:200

TÍTULO			
PROJETO DE PREVENÇÃO E COMBATE A INCÊNDIO E PÂNICO - (PT)			
SILVIO B. ELIAS Projetista e Coordenador E-mail: silvio@silvioelias.com.br Telefone: (11) 3088-1772	RESPONSÁVEL TÉCNICO	Silvio Bueno Elias CPF: 080.080.080-08	ÁREAS
	Responsável pelo art.	Prof. M. São Pedro da União CPF: 080.080.080-08	
	Projetista	Prof. M. São Pedro da União CPF: 080.080.080-08	
	Endereço	Rua Getúlio Pereira da Costa, nº 239 Centro - São Pedro da União Urb. "S.P." Bairro de prédios - Clubes Sociais	
	Desenho	Silvio	
DATA: 09/10/2019		ESCALA: Indica	FOLHA: 02/02