



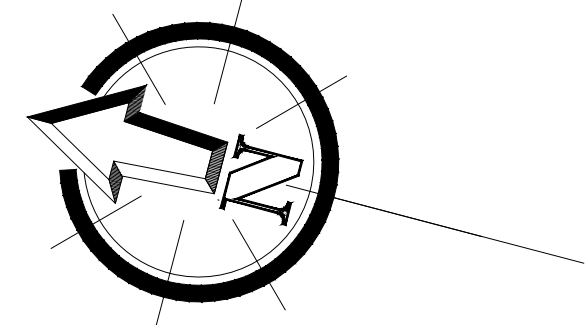



Avenida Prefeito José Silvério

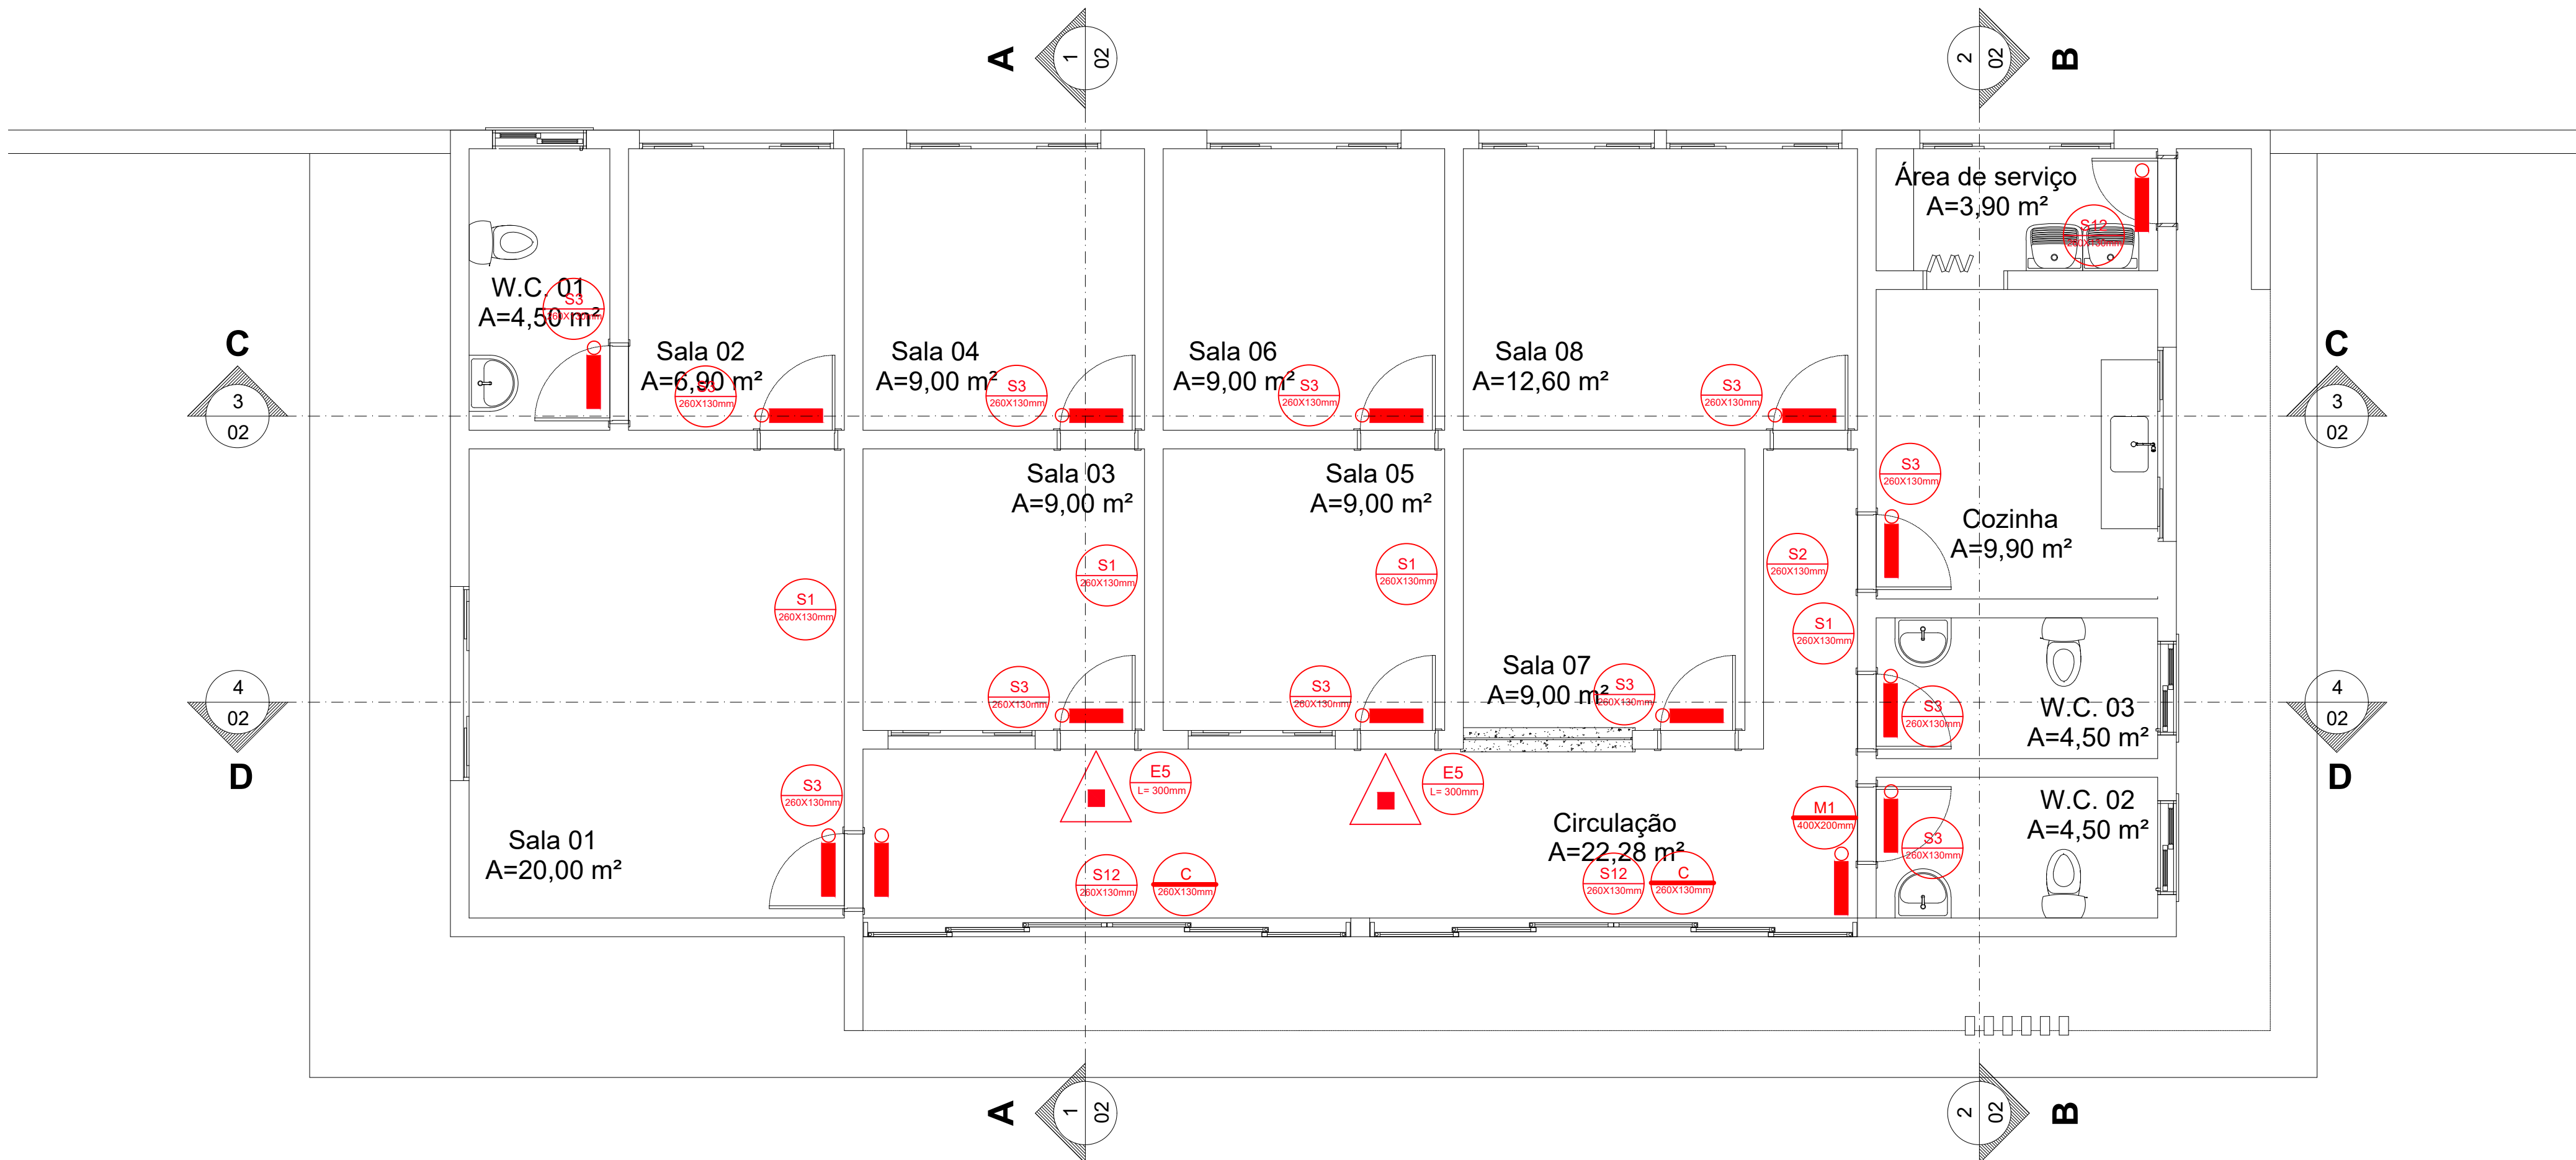

01 Planta baixa


Escala 1:50

LEGENDA					
QUANTIDADE	SÍMBOLO EM PLANTA	SÍMBOLO	SIGNIFICADO	FORMA E COR	APLICAÇÃO
2			EXTINTOR DE INCÊNDIO	SÍMBOLO: QUADRADO FUNDO VERMELHO PICTOGRAMA: FOTOLUMINESCENTE	INDICAÇÃO DE LOCALIZAÇÃO DOS EXTINTORES DE INCÊNDIO
3			SAÍDA DE EMERGÊNCIA	SÍMBOLO: RETÂNGULO FUNDO VERDE MENSAJEM "SAÍDA" E/OU MENSAJEM PICTOGRAMA: OU SETA DIRECIONAL FOTOLUMINESCENTE COM ALTURA DE LETRA SEMPRE > 30MM	INDICAÇÃO DE SAÍDA DE EMERGÊNCIA, COM OU SEM COMPLEMENTAÇÃO DO PICTOGRAMA FOTOLUMINESCENTE (BETA OU IMAGEM, OU AMBOS)
2			CARGA DE PÓ QUÍMICO-ABC 2-A - 20-B - C	SÍMBOLO: CILÍNDRICO FUNDO VERMELHO PICTOGRAMA: AMARELO	UTILIZADO NO COMBATE DE PRINCÍPIO DE INCÊNDIO
15			LUMINAÇÃO DE EMERGÊNCIA 30 LEDs DIMENSÃO: 22x6,5x4 cm DIMENSÃO: 6 HORAS DE AUTONOMIA SELADA: 3,7V/1,2Ah TENSÃO: 12V/220V (BIVOLT - SELETOR AUTOMÁTICO)	RETÂNGULAR	INDICAÇÃO DE ILUMINAÇÃO DE EMERGÊNCIA
1			PLACA DE INDICAÇÃO DOS SISTEMAS DE PROTEÇÃO EXISTENTES NA EDIFICAÇÃO	SÍMBOLO: RETÂNGULAR FUNDO VERDE PICTOGRAMA: FOTOLUMINESCENTE	NA ENTRADA PRINCIPAL DA EDIFICAÇÃO
2			PLACA DE SINALIZAÇÃO INFORMATIVA PARA PERMANÊNCIA DE PORTAS ABERTAS	SÍMBOLO: RETÂNGULAR FUNDO VERDE PICTOGRAMA: FOTOLUMINESCENTE	NA ENTRADA PRINCIPAL E CIRCULAÇÃO
4			SAÍDA DE EMERGÊNCIA	SÍMBOLO: RETÂNGULAR FUNDO VERDE PICTOGRAMA: FOTOLUMINESCENTE	INDICAÇÃO DO SENTIDO (ESQUERDA OU DIREITA) DE UMA SAÍDA DE PICTOGRAMA DIMENSÕES MÍNIMAS: L=1,0H
1			SAÍDA DE EMERGÊNCIA	SÍMBOLO: RETÂNGULAR FUNDO VERDE PICTOGRAMA: FOTOLUMINESCENTE	INDICAÇÃO DO SENTIDO (ESQUERDA OU DIREITA) DE UMA SAÍDA DE PICTOGRAMA DIMENSÕES MÍNIMAS: L=2,0H
12			SAÍDA DE EMERGÊNCIA	SÍMBOLO: RETÂNGULAR FUNDO VERDE PICTOGRAMA: FOTOLUMINESCENTE	INDICAÇÃO DE UMA SAÍDA DE EMERGÊNCIA A SER AFIKADA ACIMA DA PORTA, PARA INDICAR O SEU ACESSO

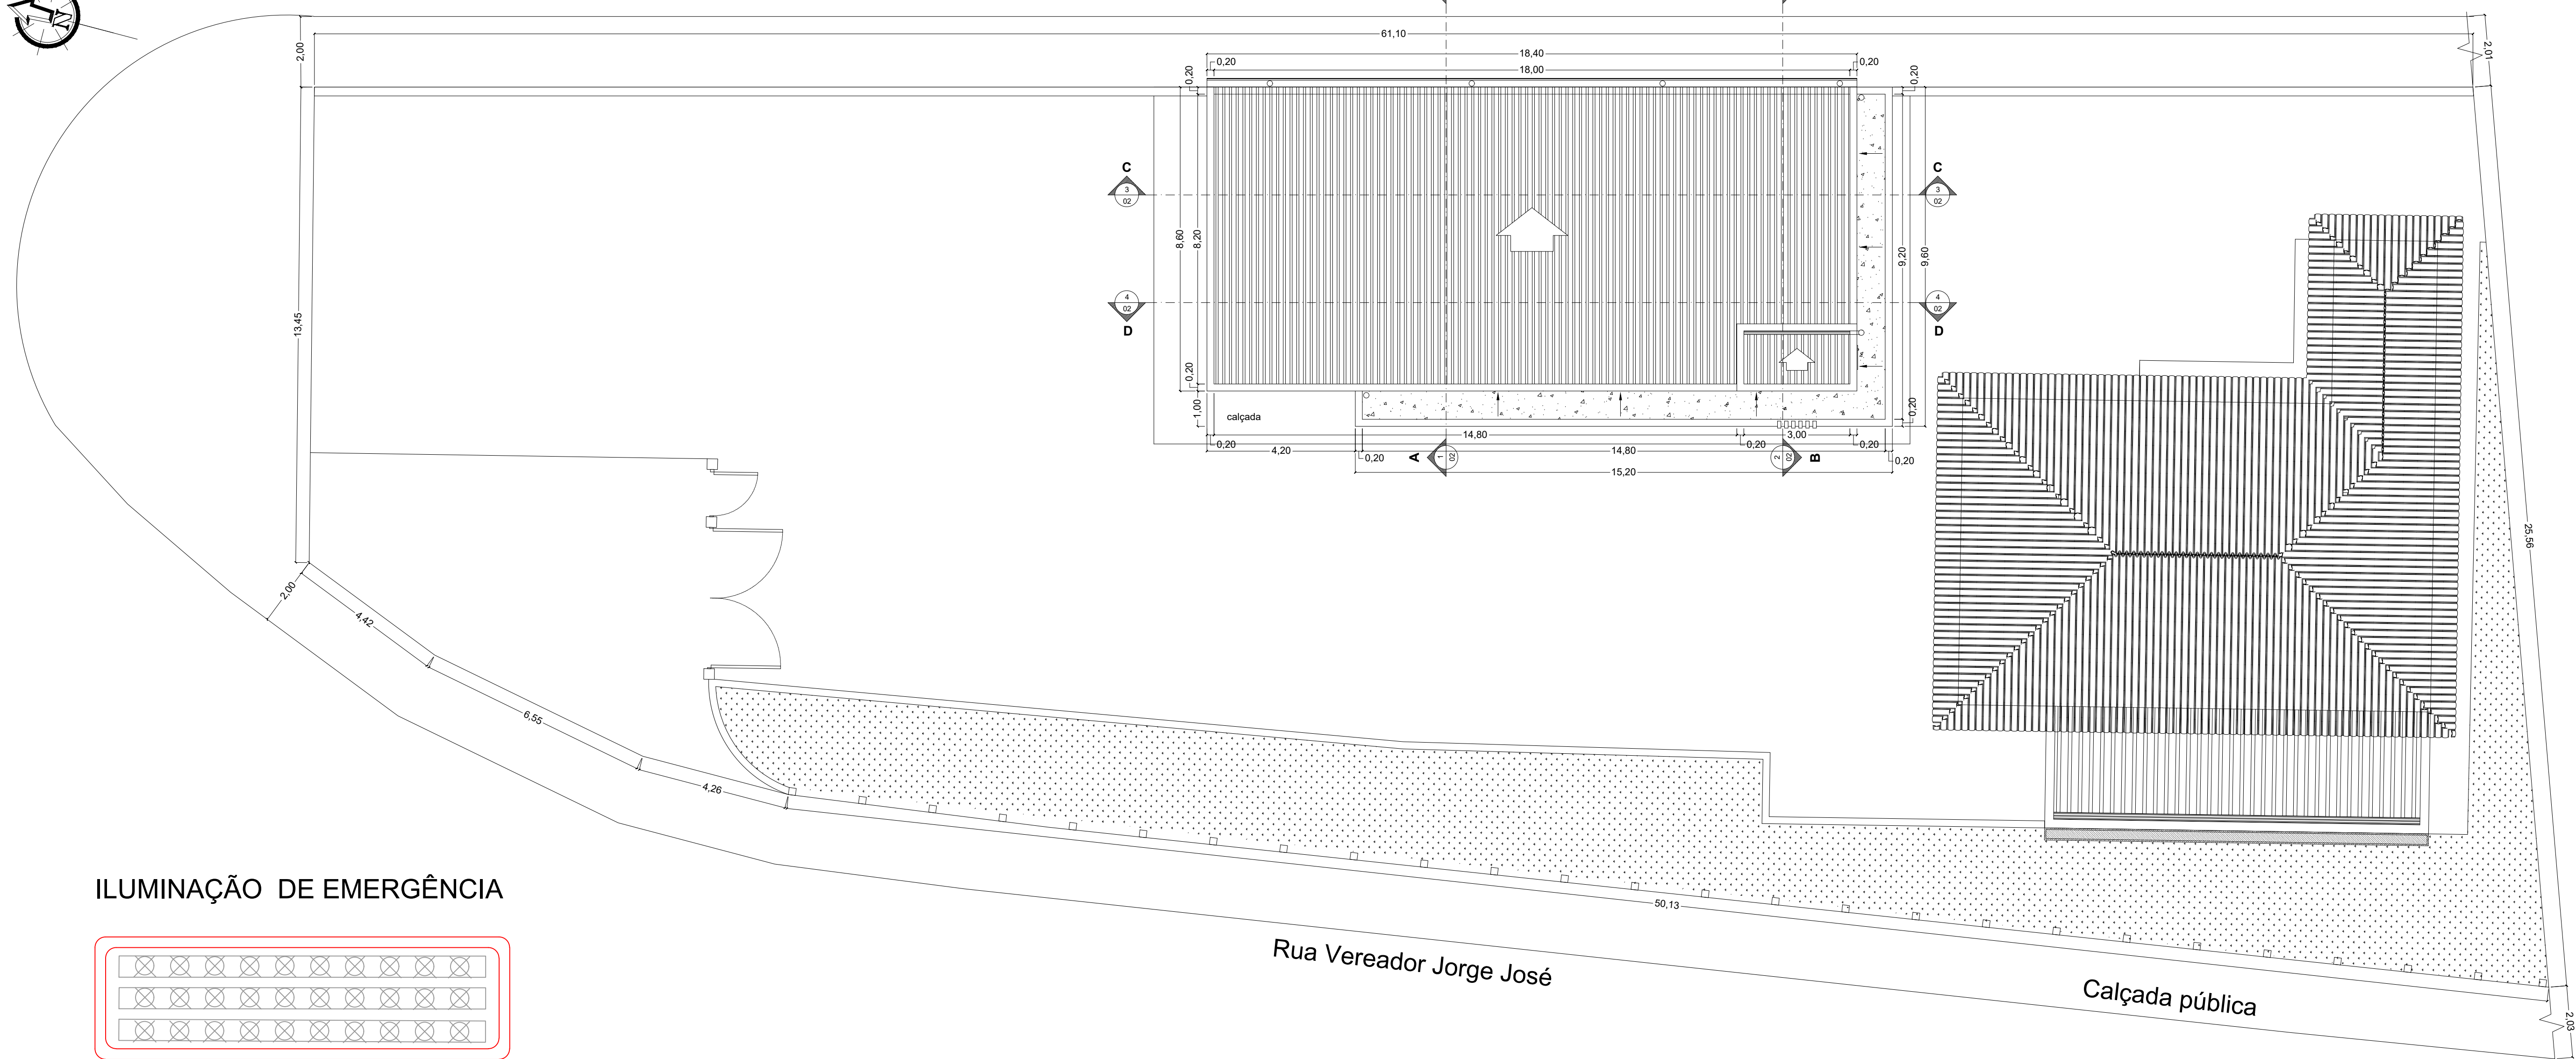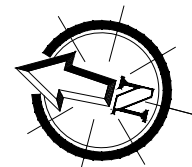


02 Planta de implantação e cobertura

Escala 1:200

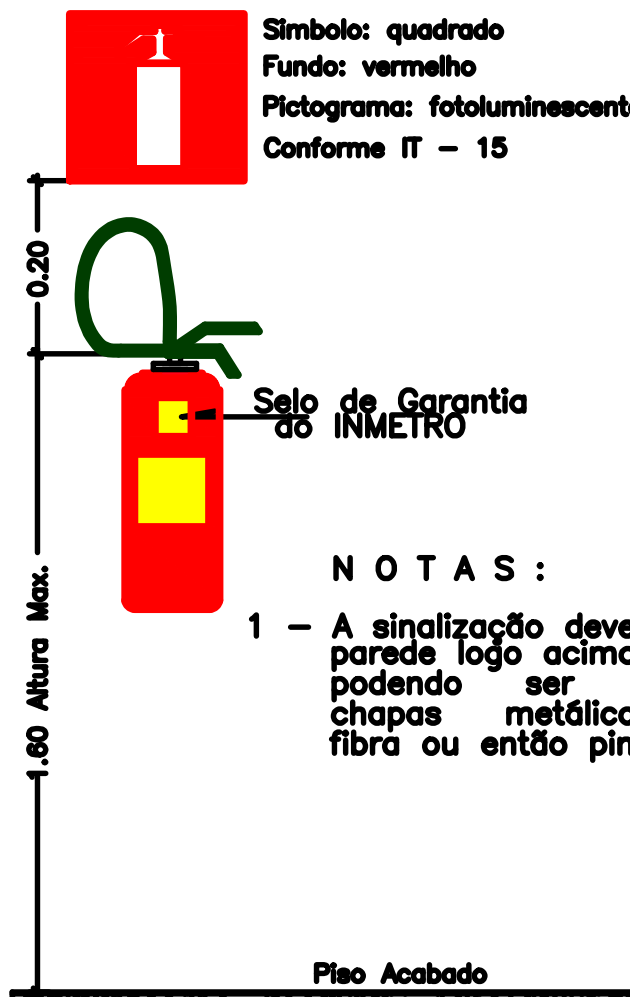


NOTAS:
1 - A sinalização deverá ser fixada na parede logo acima do equipamento podendo ser confeccionada em chapas metálicas, de madeira fibra ou então pintadas.

Detalhe de Instalação de Extintores

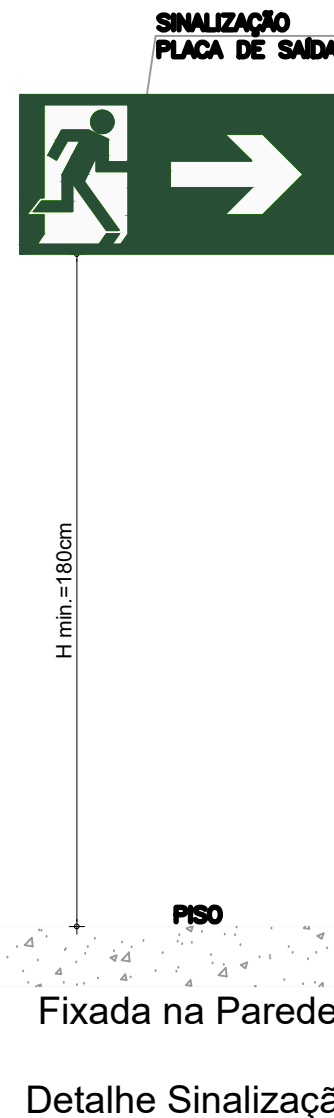









ILUMINAÇÃO DE EMERGÊNCIA

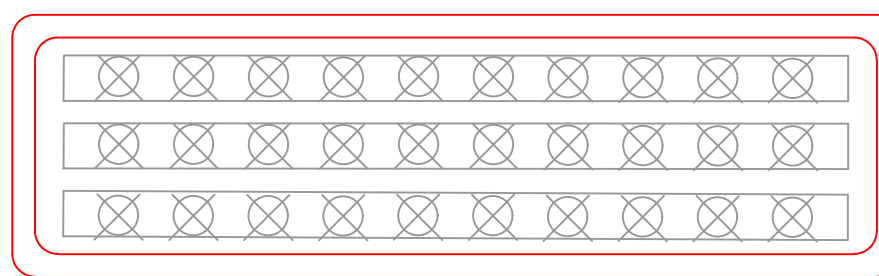

ILUMINAÇÃO DE EMERGÊNCIA
30 LEDs
DIMENSÃO: 22x6,5x4 cm
DURAÇÃO: 6 HORAS DE AUTONOMIA
SELADA: 3,7V/1,2Ah
TENSÃO: 12V/220V
(BIVOLT - SELETOR AUTOMÁTICO)

NOTA: O SISTEMA DE SINALIZAÇÃO DE EMERGÊNCIA ATENDERÁ AO CONTIDO NA IT 15 DO CBMMG.

NOTA: O SISTEMA DE ILUMINAÇÃO DE EMERGÊNCIA ATENDERÁ AO CONTIDO NA IT 13 DO CBMMG.
ILUMINAÇÃO DE EMERGÊNCIA H=2,50 M - 30 LEDs - BLOCO AUTÔNOMO, ACENDE COM A INTERRUPTOR DE ENERGIA COM DURAÇÃO DE 06 HORAS.

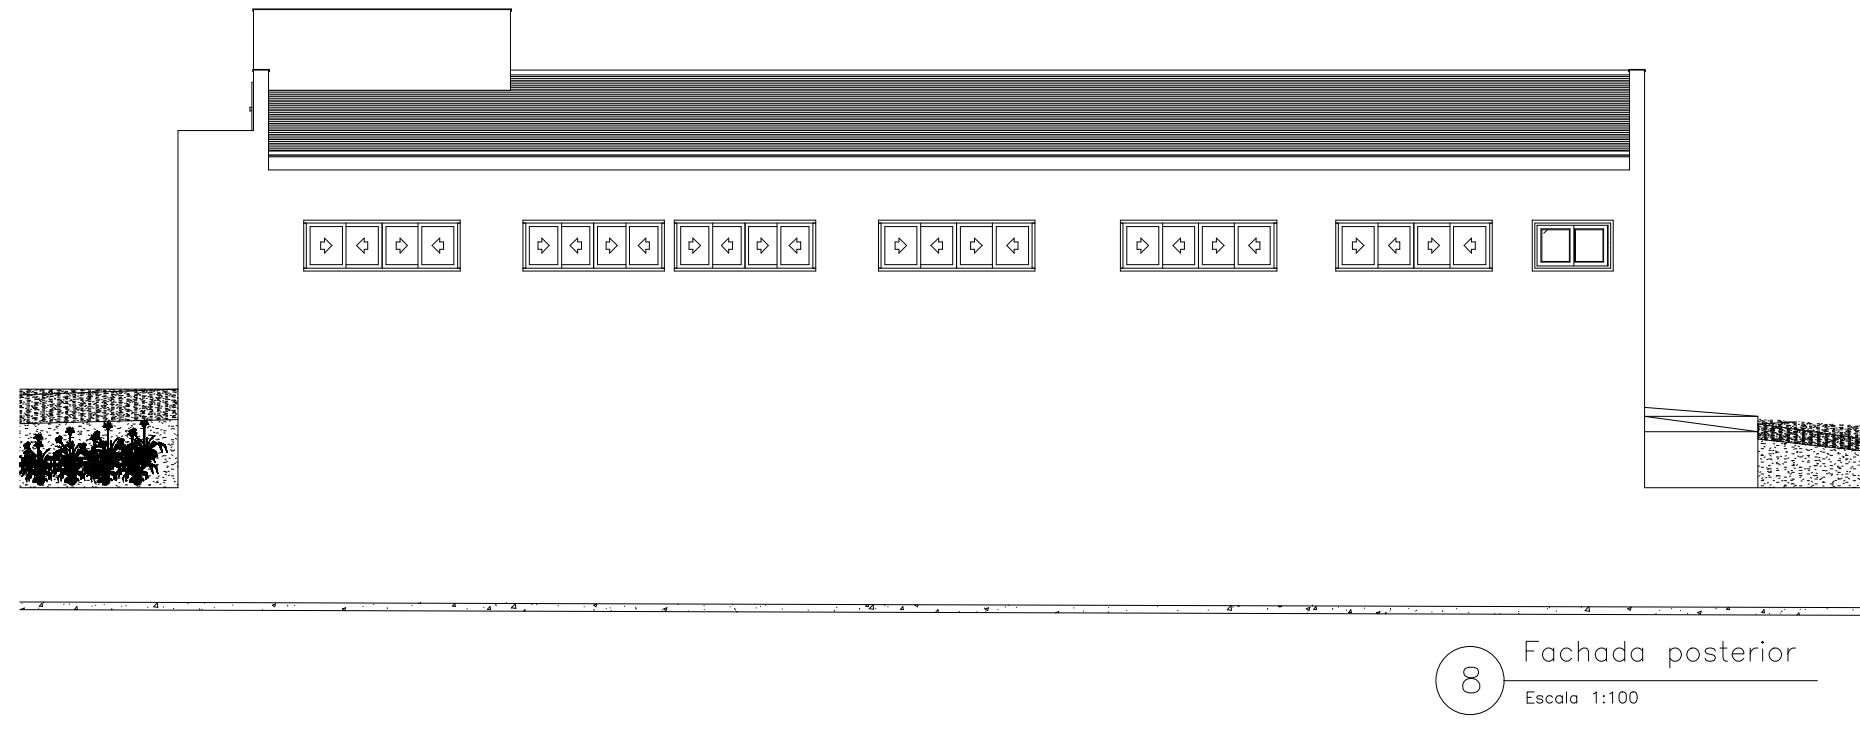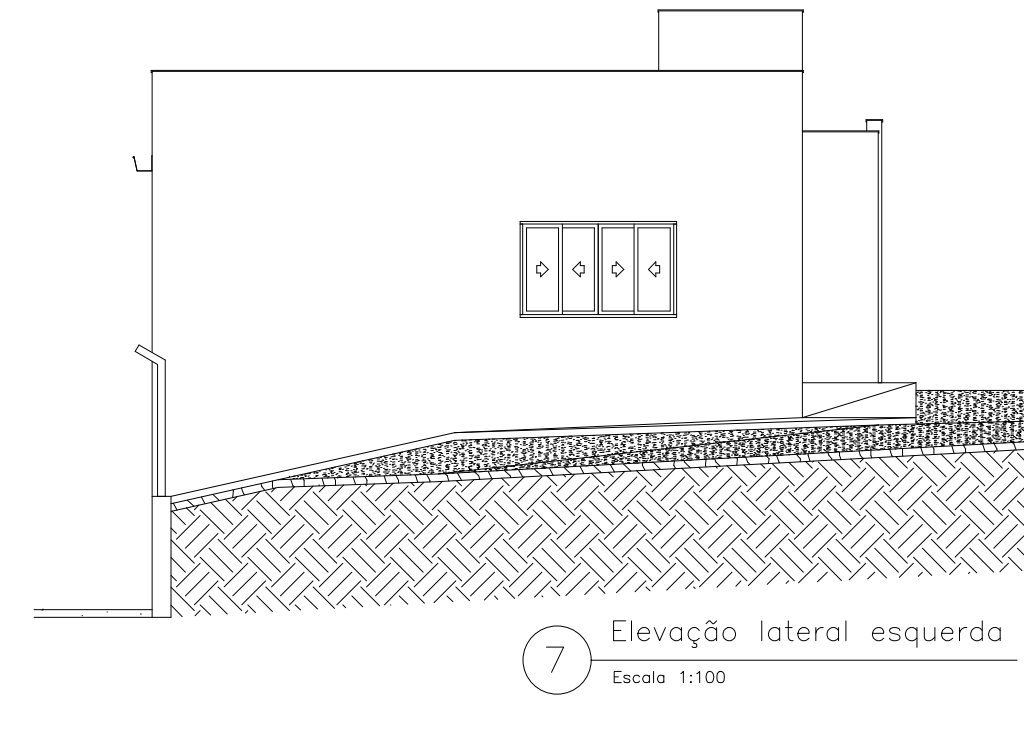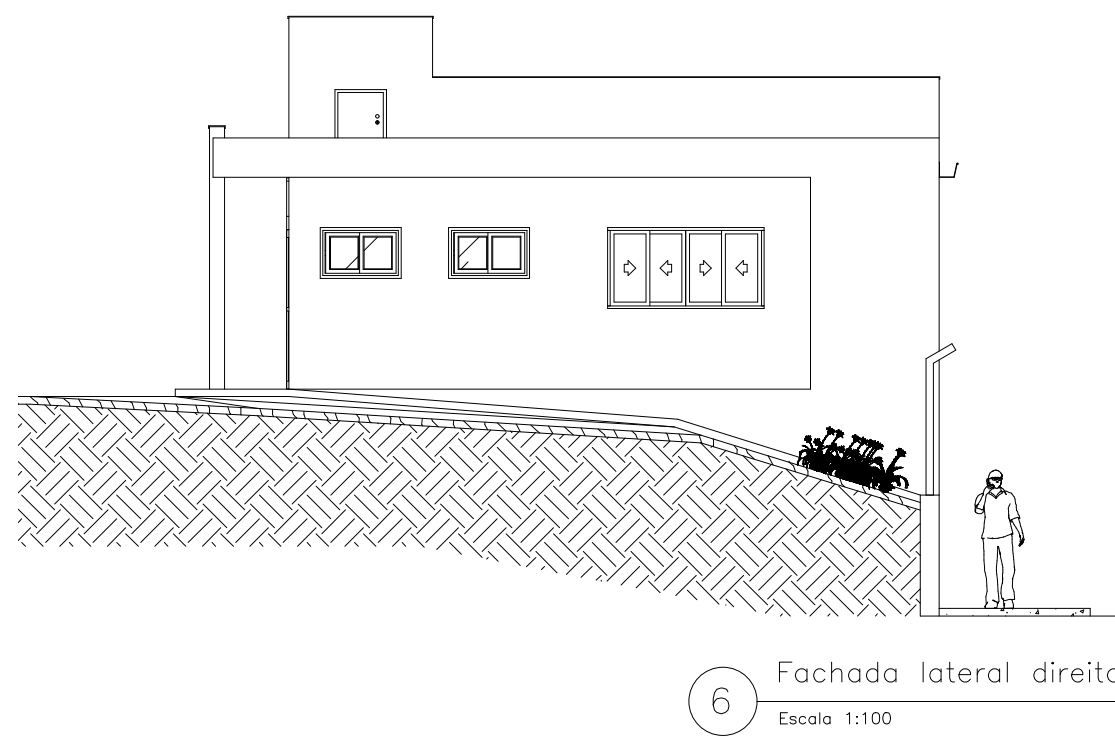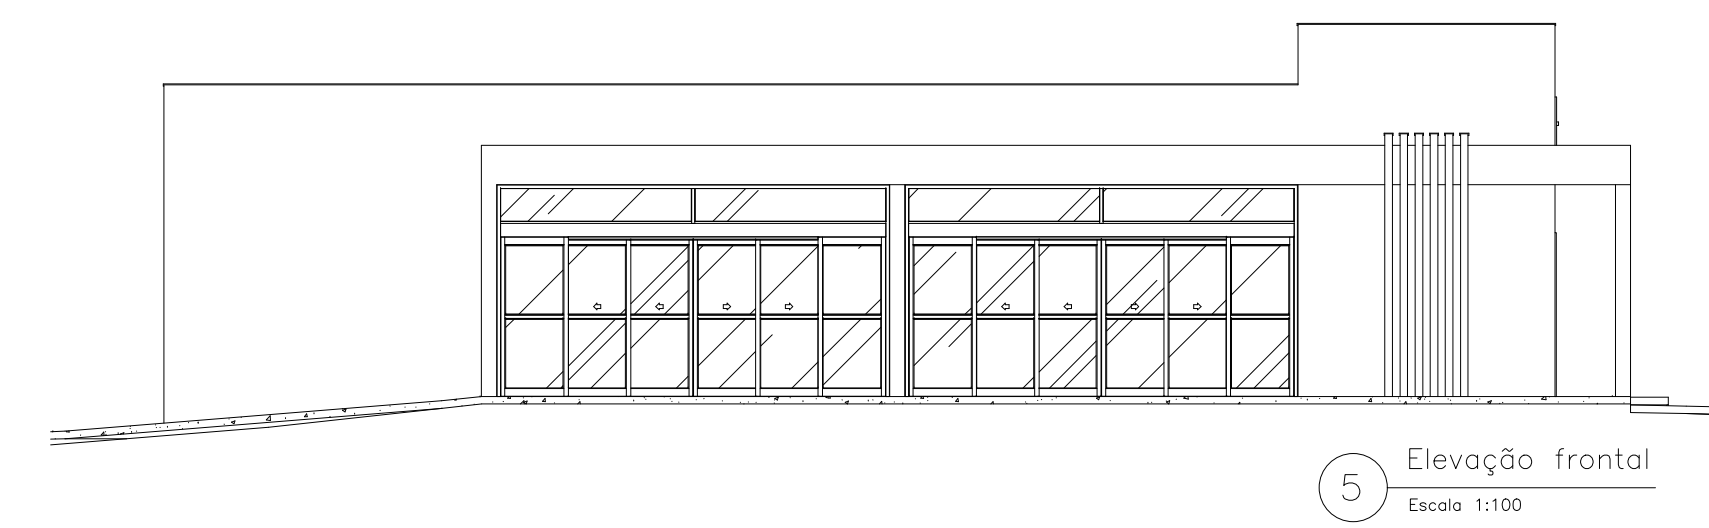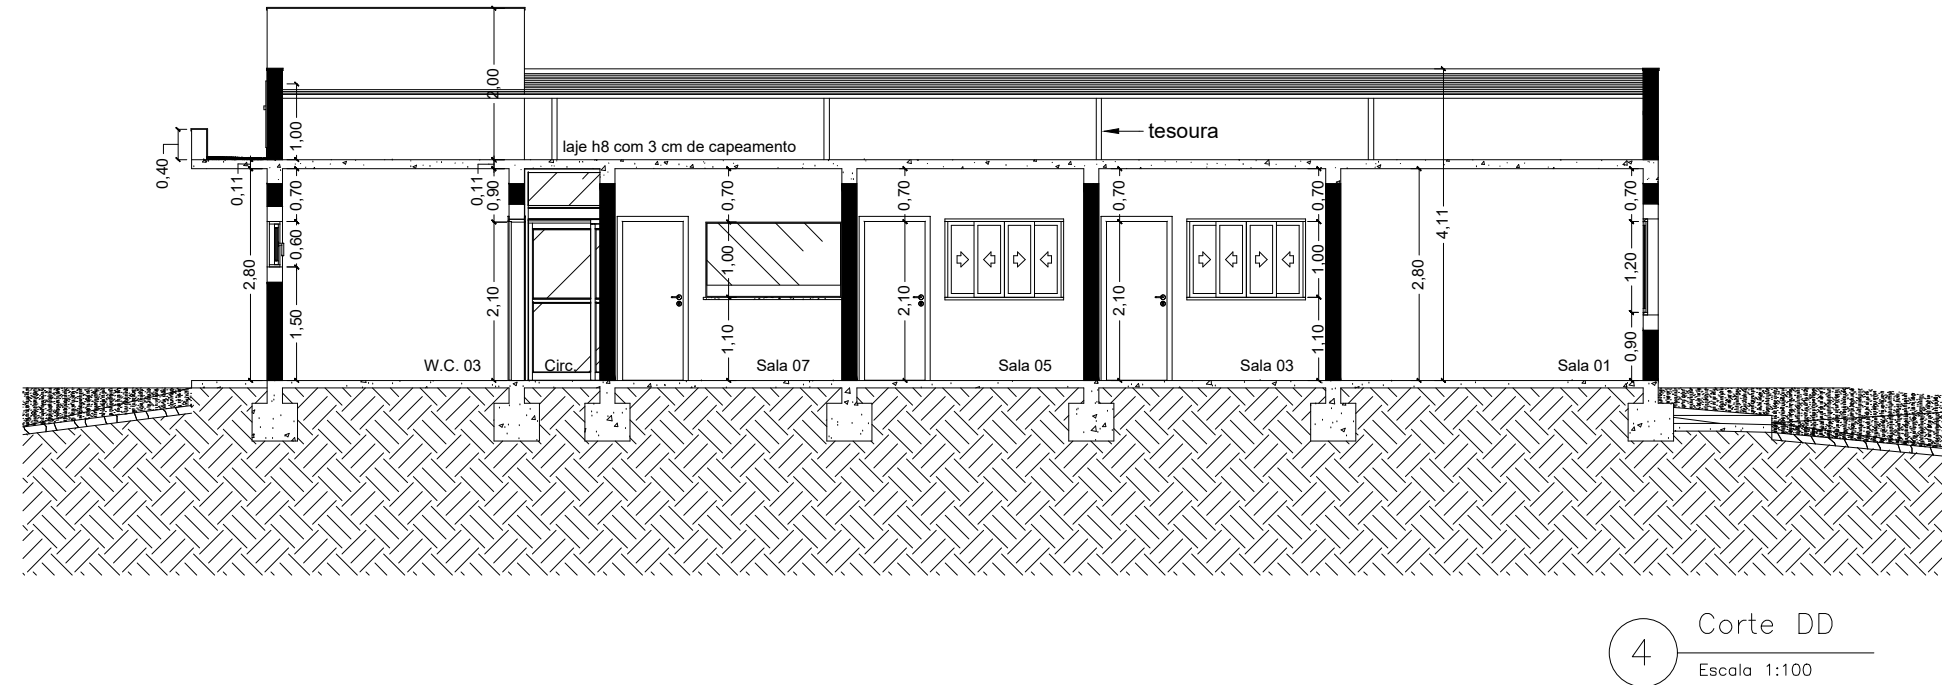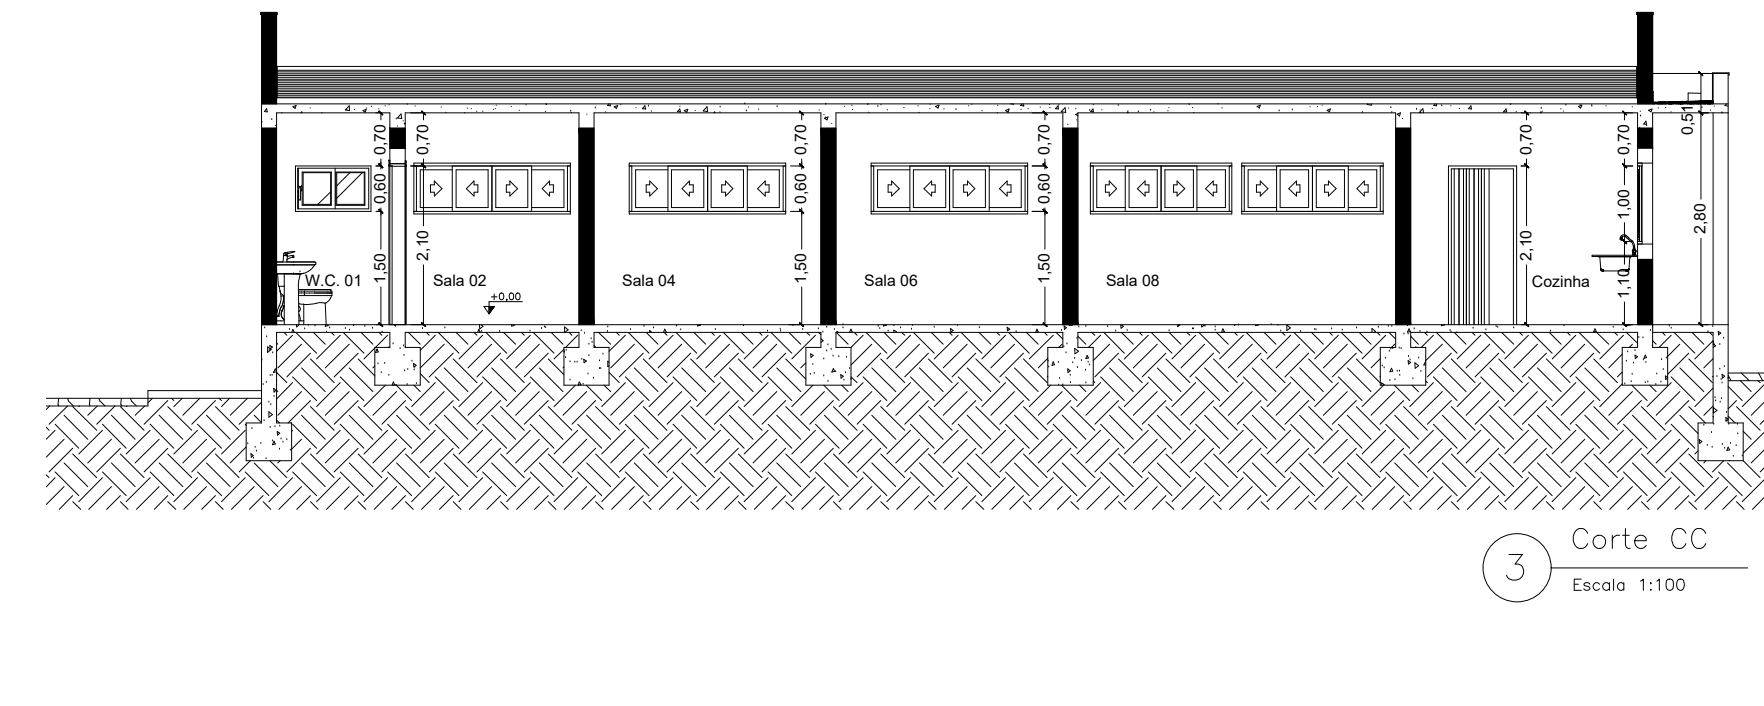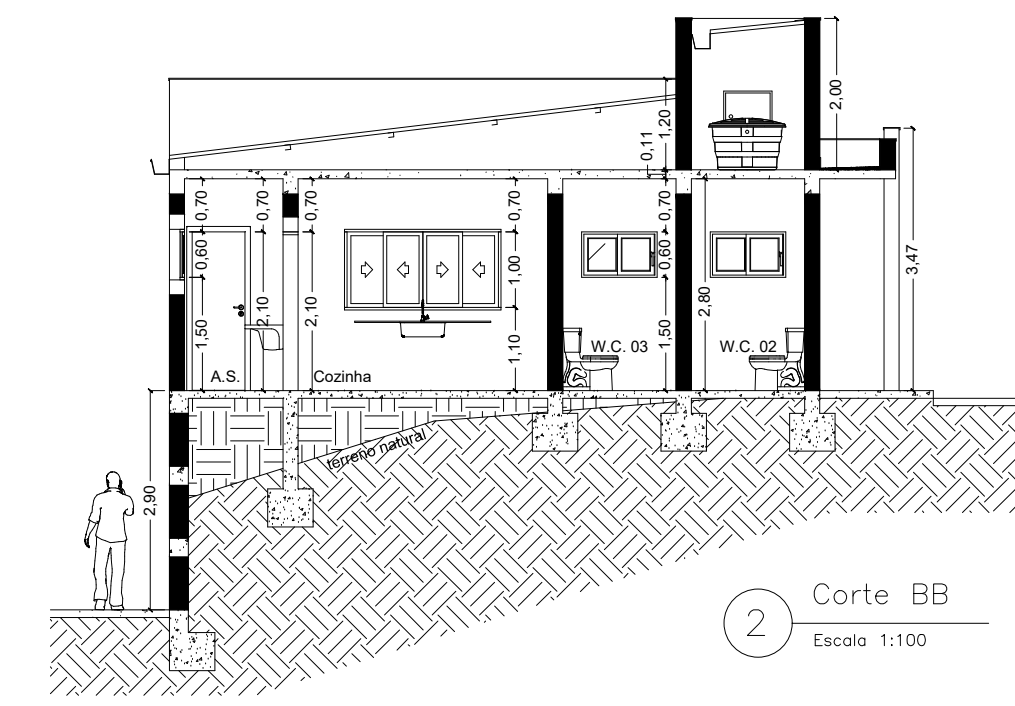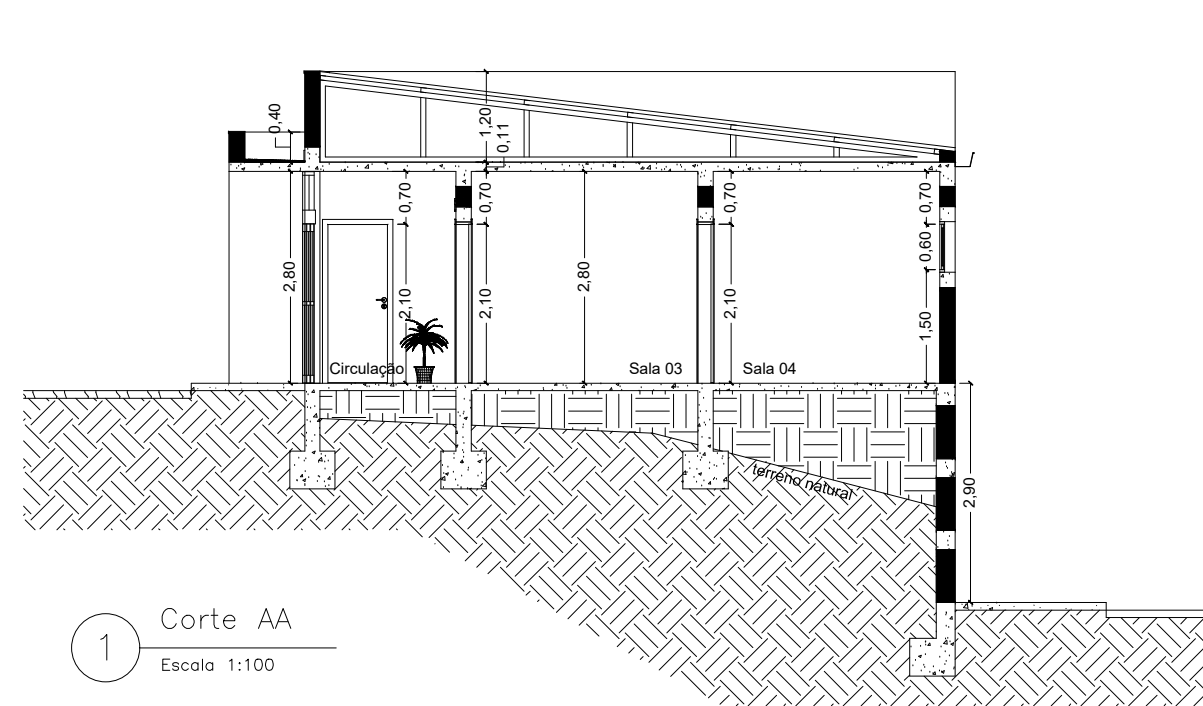

Calçada pública

02 Planta de implantação e cobertura

Escala 1:200

Obras			
PROJETO DE CONSTRUÇÃO DE NÚCLEO DE SERVIÇOS DA PREFEITURA MUNICIPAL DE SÃO PEDRO DA UNIÃO			
RUA VEREADOR JORGE JOSÉ, Nº 13, NOVA SÃO PEDRO, SÃO PEDRO DA UNIÃO - MS			
Responsável Técnico		Proprietário	
Higor Augusto Sabag de Paulo Eng. Civil - CREA MG-238.615/D		Município de São Pedro da União CNPJ 18.686.172/0001-64	
Projeto			
PROJETO DE PREVENÇÃO E COMBATE A INCÊNDIO E PÂNICO			
Descrição		Observações	
		Folha 1	
		ART: MG20231923160	
Data		Conferência	
07/03/2023		Higor Sabag	
Escala		INDICADAS	
		Desenho: Eng.º civil, Volante Ramos	